


ANEXO DE URBANIZACIÓN


PROYECTO DE EJECUCIÓN NUEVO CONSERVATORIO PROFESIONAL DE MÚSICA EN LA ANTIGUA UNIVERSIDAD LABORAL, ZAMORA.
EXPEDIENTE Nº: A2020/000031

NUEVO CONSERVATORIO PROFESIONAL DE MÚSICA EN LA ANTIGUA UNIVERSIDAD LABORAL, ZAMORA EXPEDIENTE Nº: A2020/000031

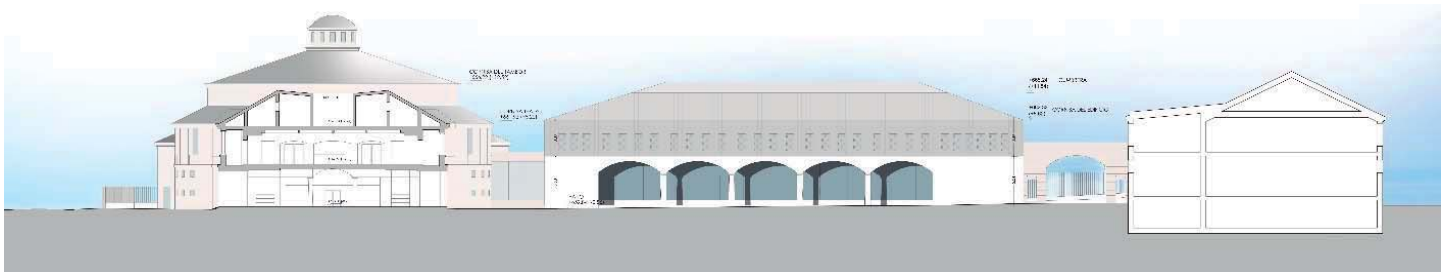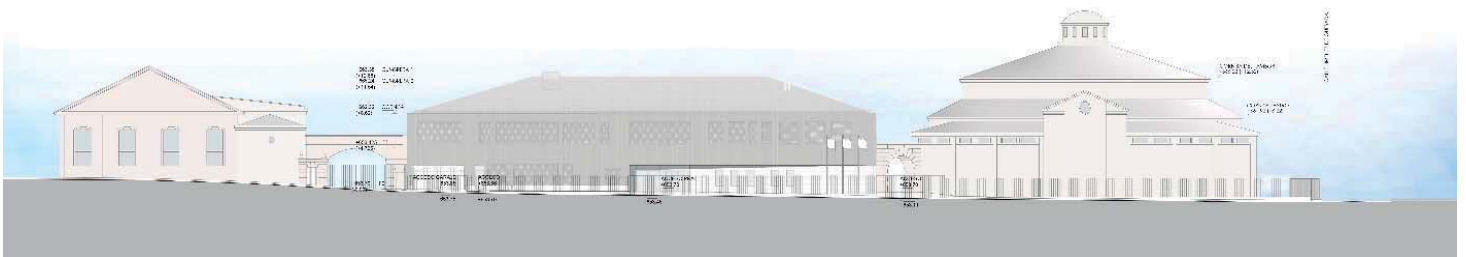


ANEXO DE URBANIZACIÓN PLANOS

JUNIO 2021

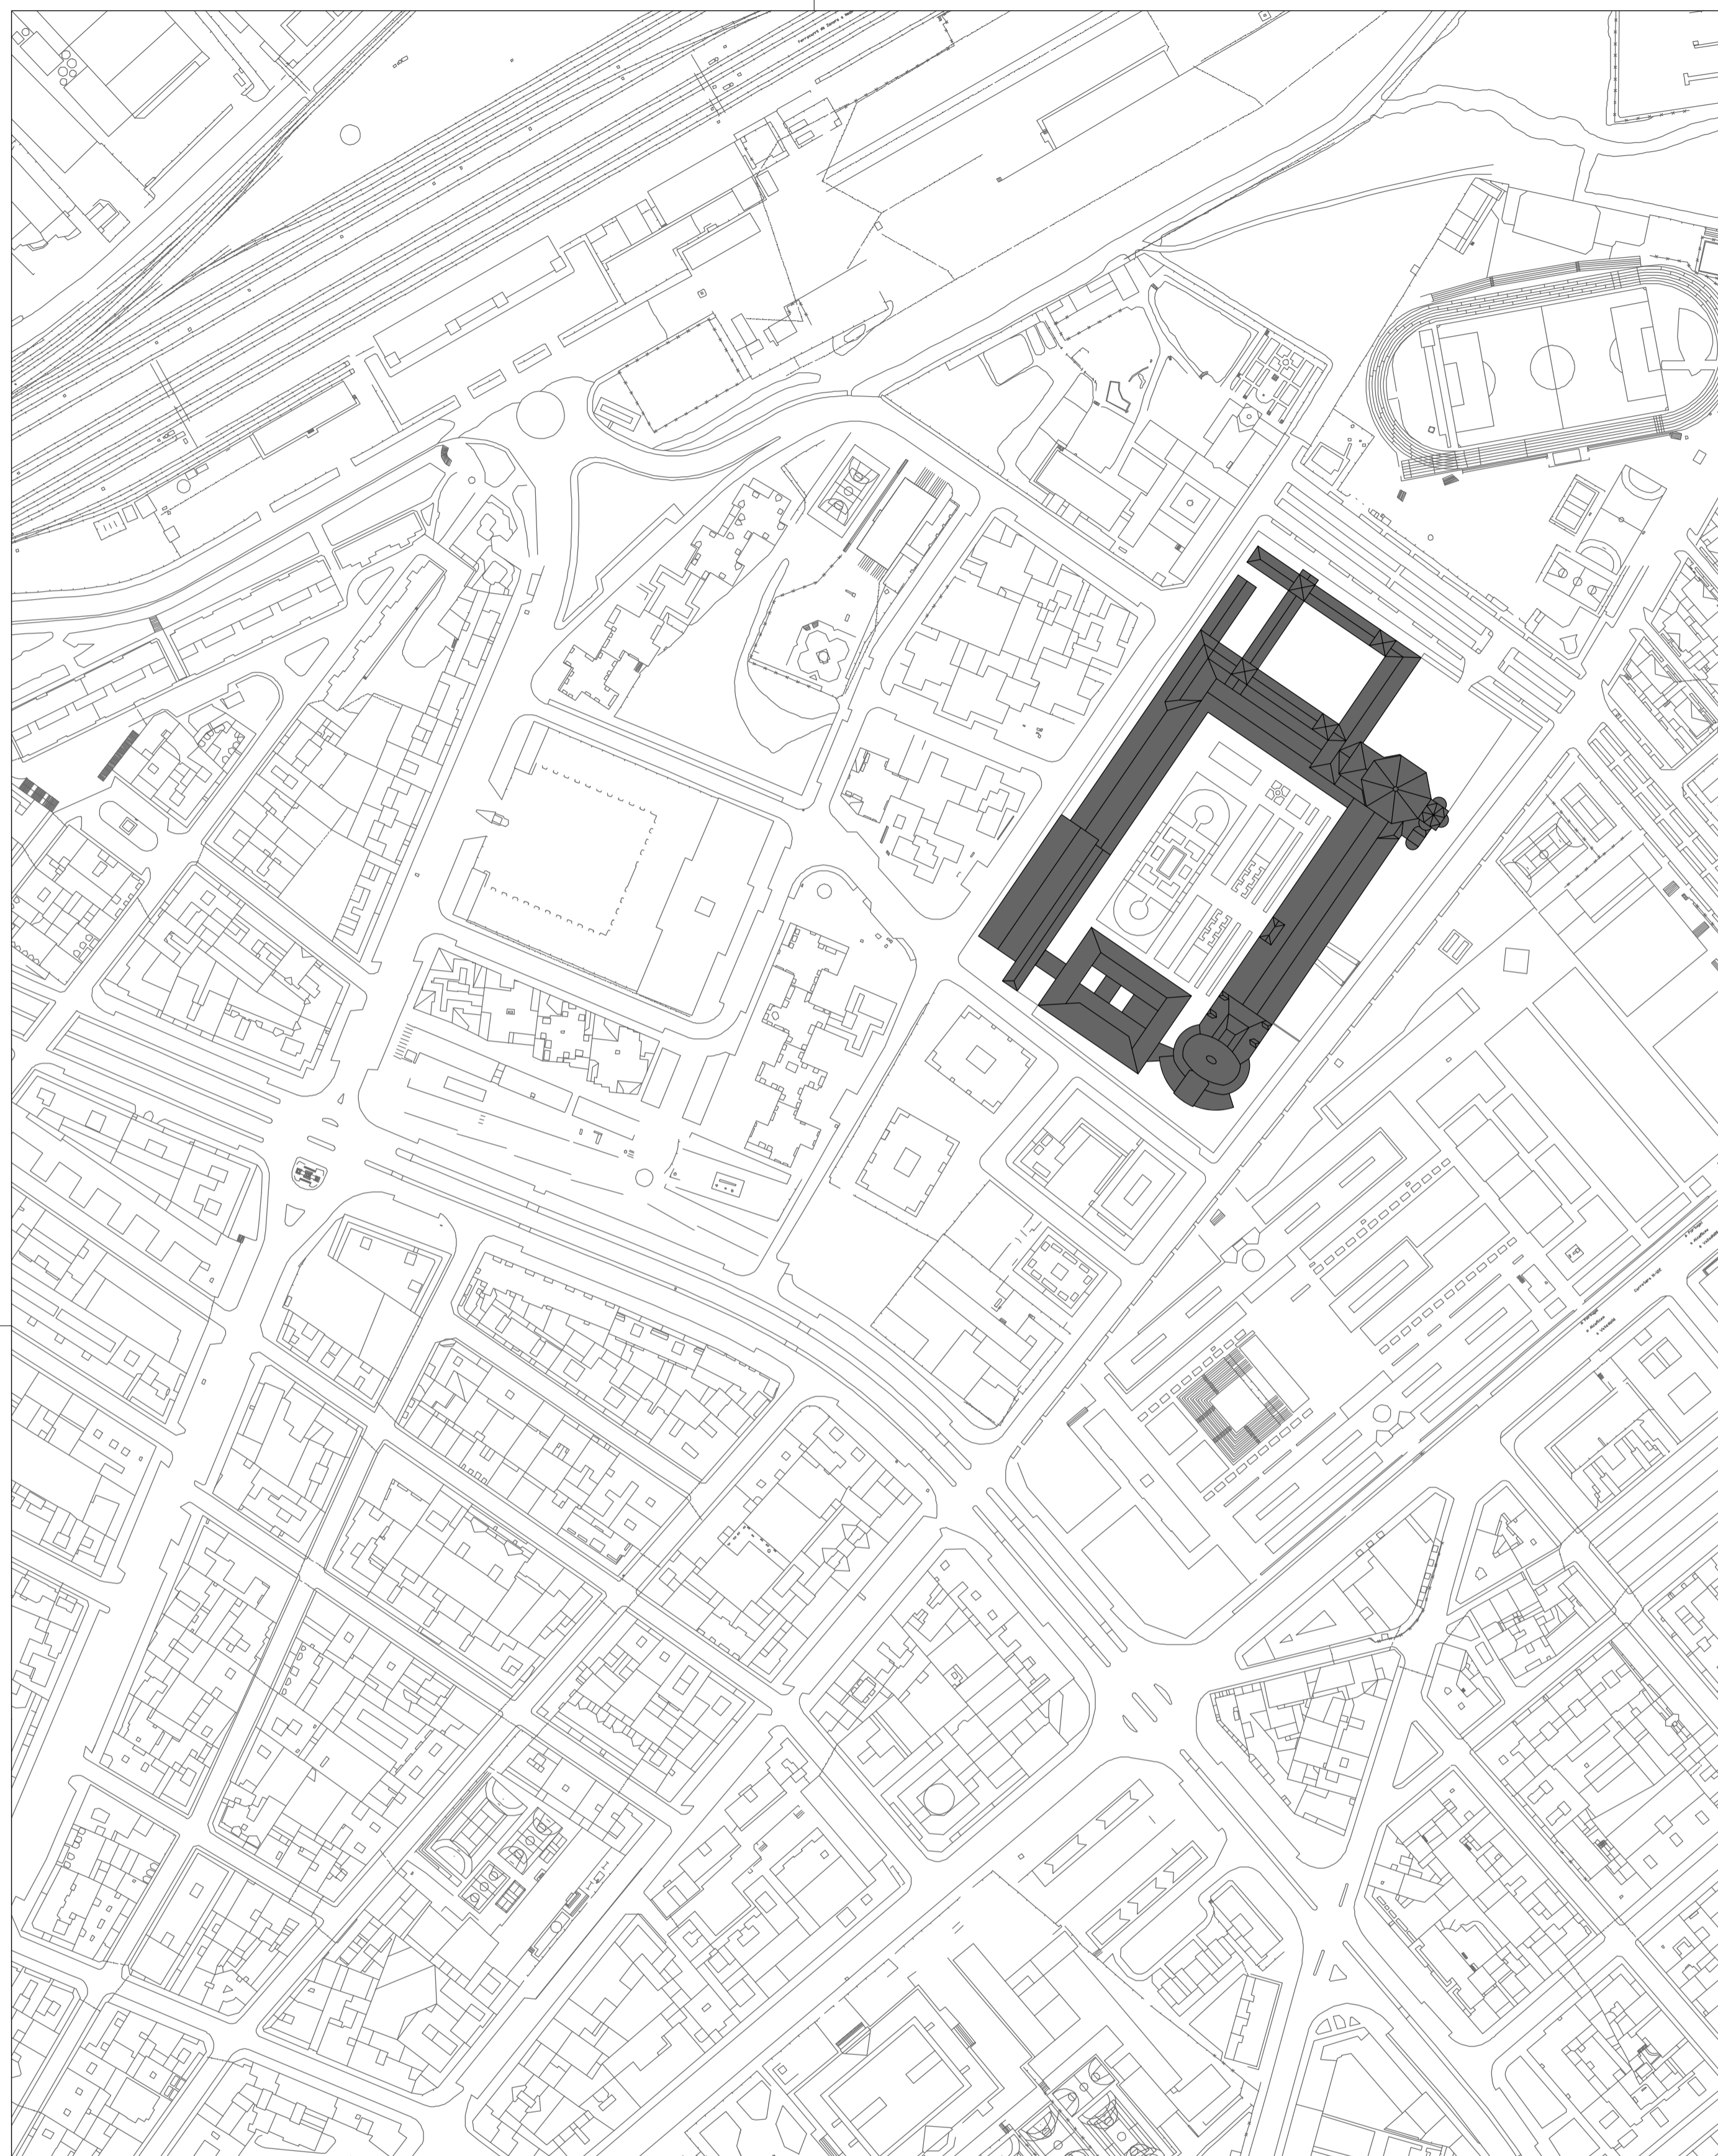

PLANO DE SITUACION ESCALA 1:2000

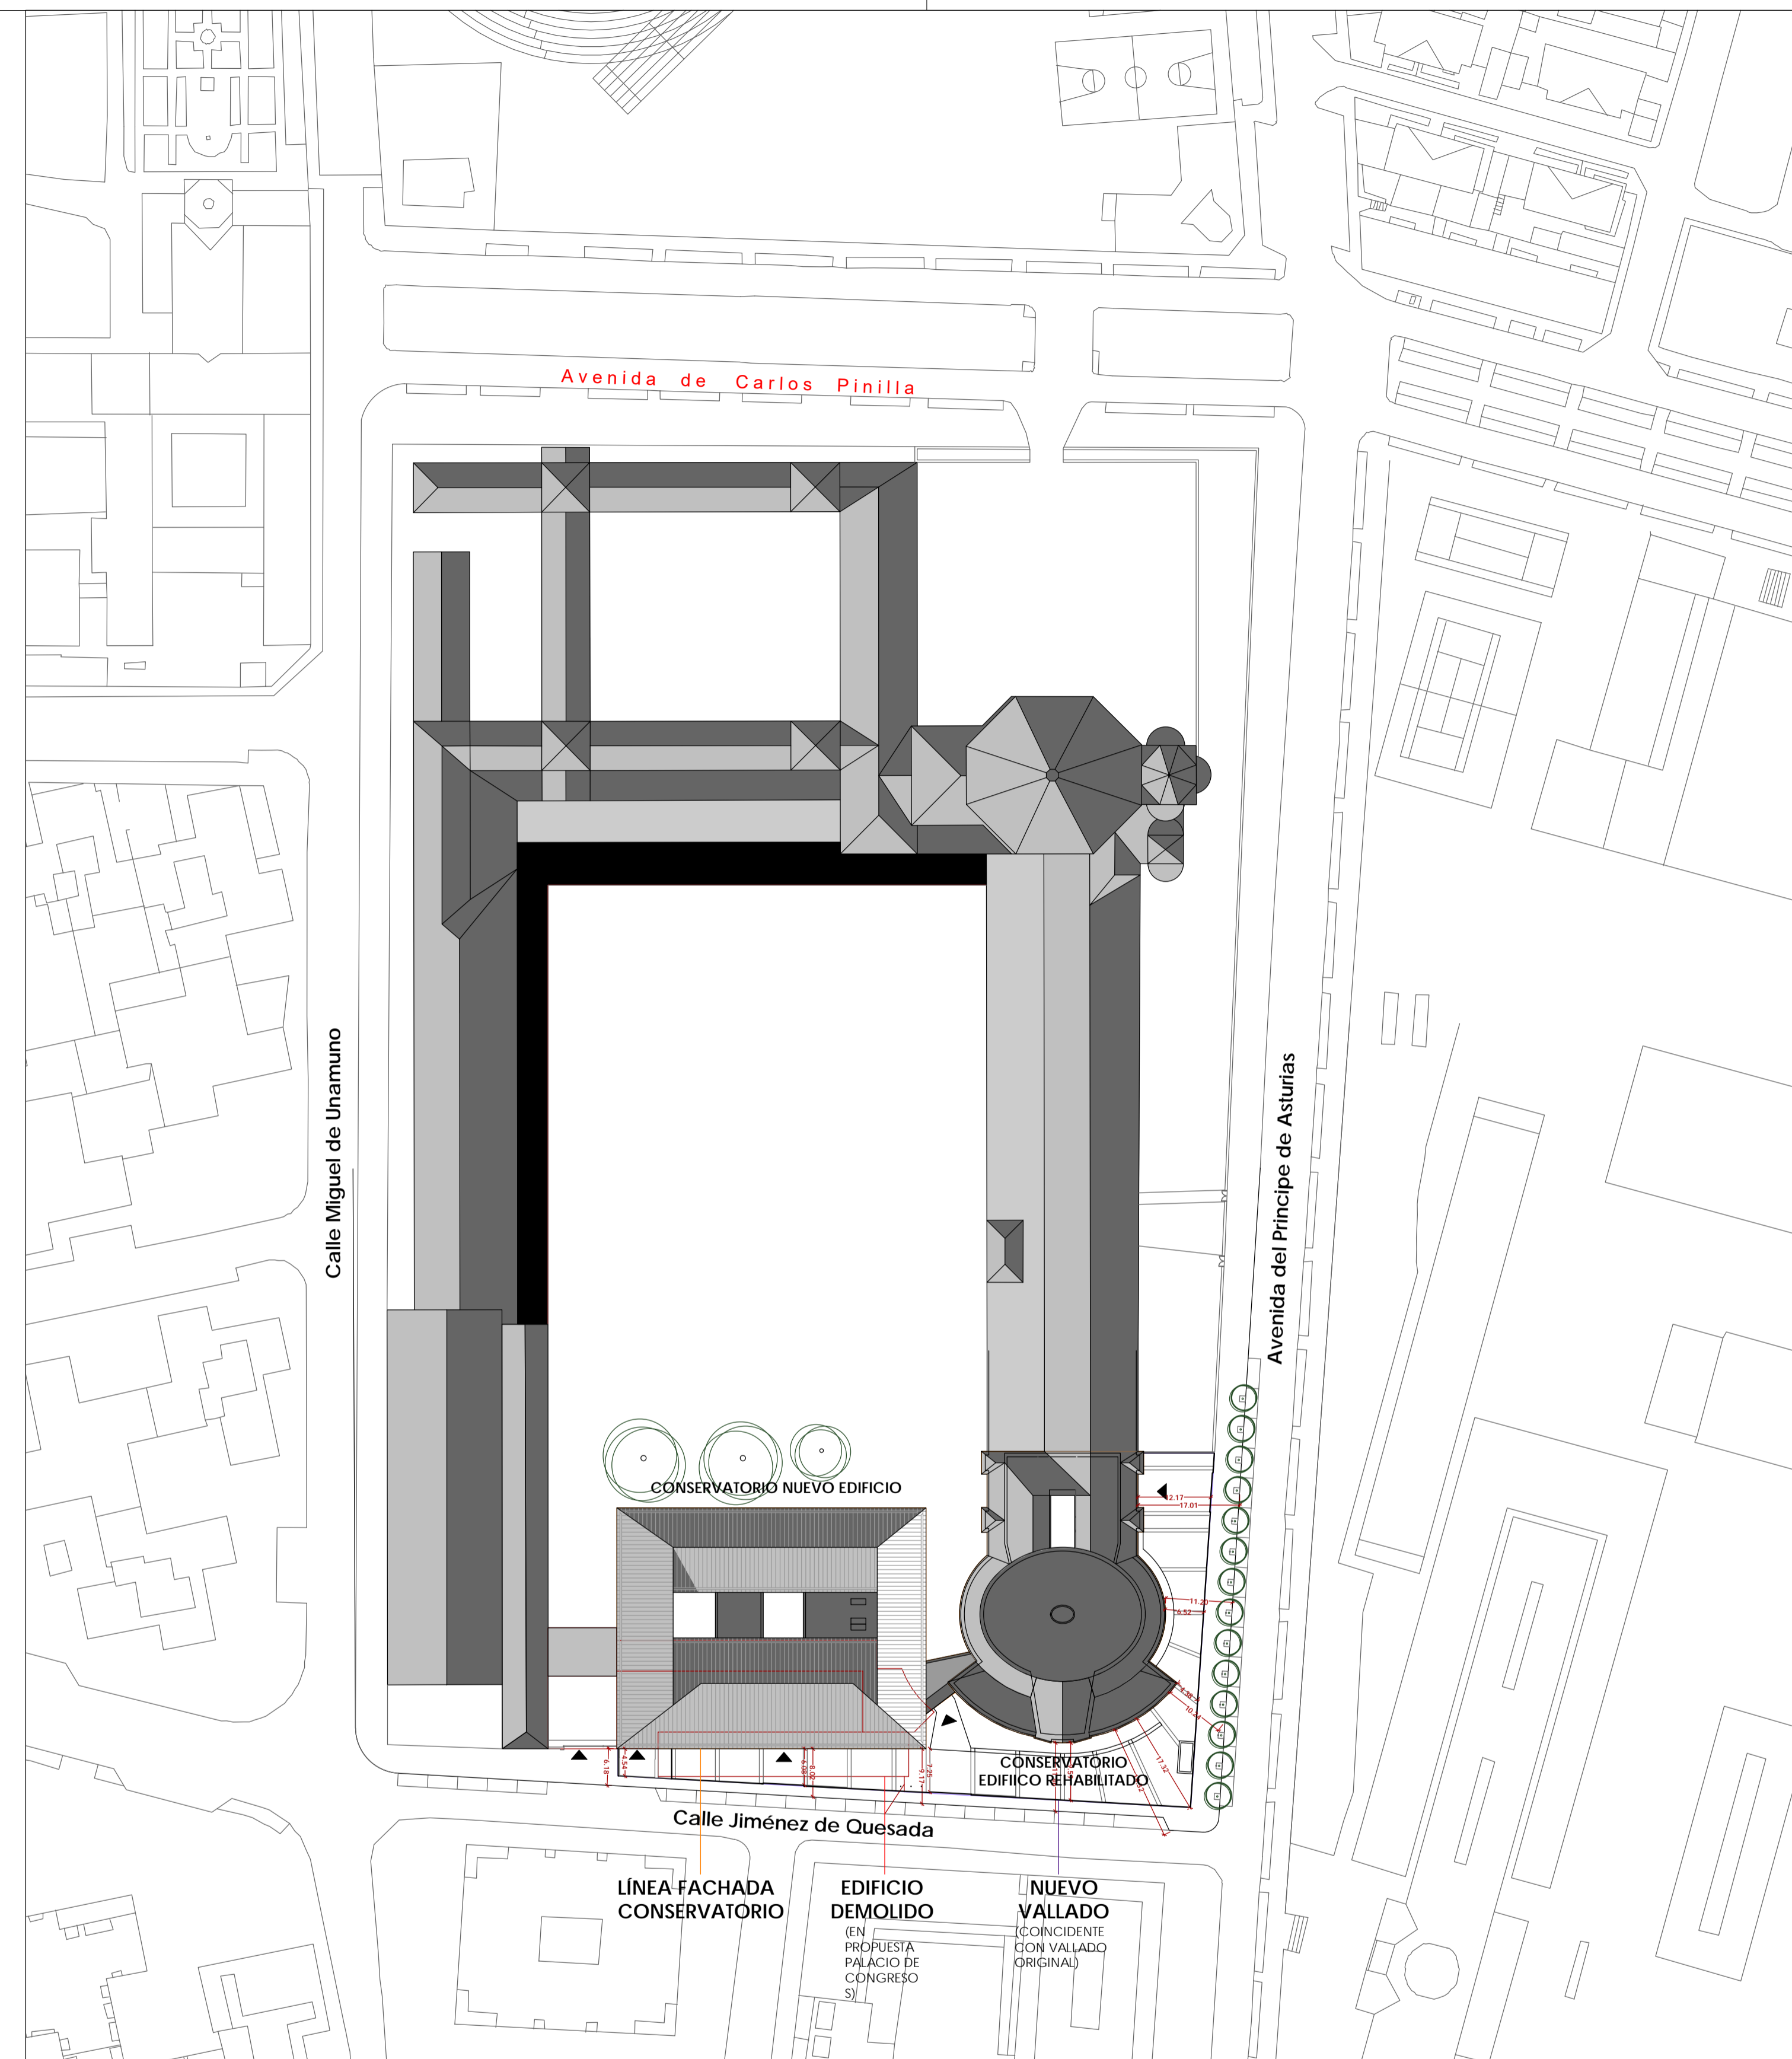

PLANO DE EMPLAZAMIENTO ESCALA 1:750

NOTA: TODAS LAS MEDIDAS Y COTAS SE COMPROBARÁN EN OBRA

JUNTA DE CASTILLA Y LEÓN
CONSEJERÍA DE EDUCACIÓN




PROYECTO EJECUCIÓN
NUEVO CONSERVATORIO PROFESIONAL DE MÚSICA
EN LA ANTIGUA UNIVERSIDAD LABORAL DE ZAMORA

PLANOS DE ARQUITECTURA
PLANO DE SITUACIÓN Y EMPLAZAMIENTO

G-01
A1 1/2000
A3 1/4000

JAVIER FUSTER ARQUITECTOS S.L.P.
Fco. Javier Fuster Gallana

JUNIO 2021

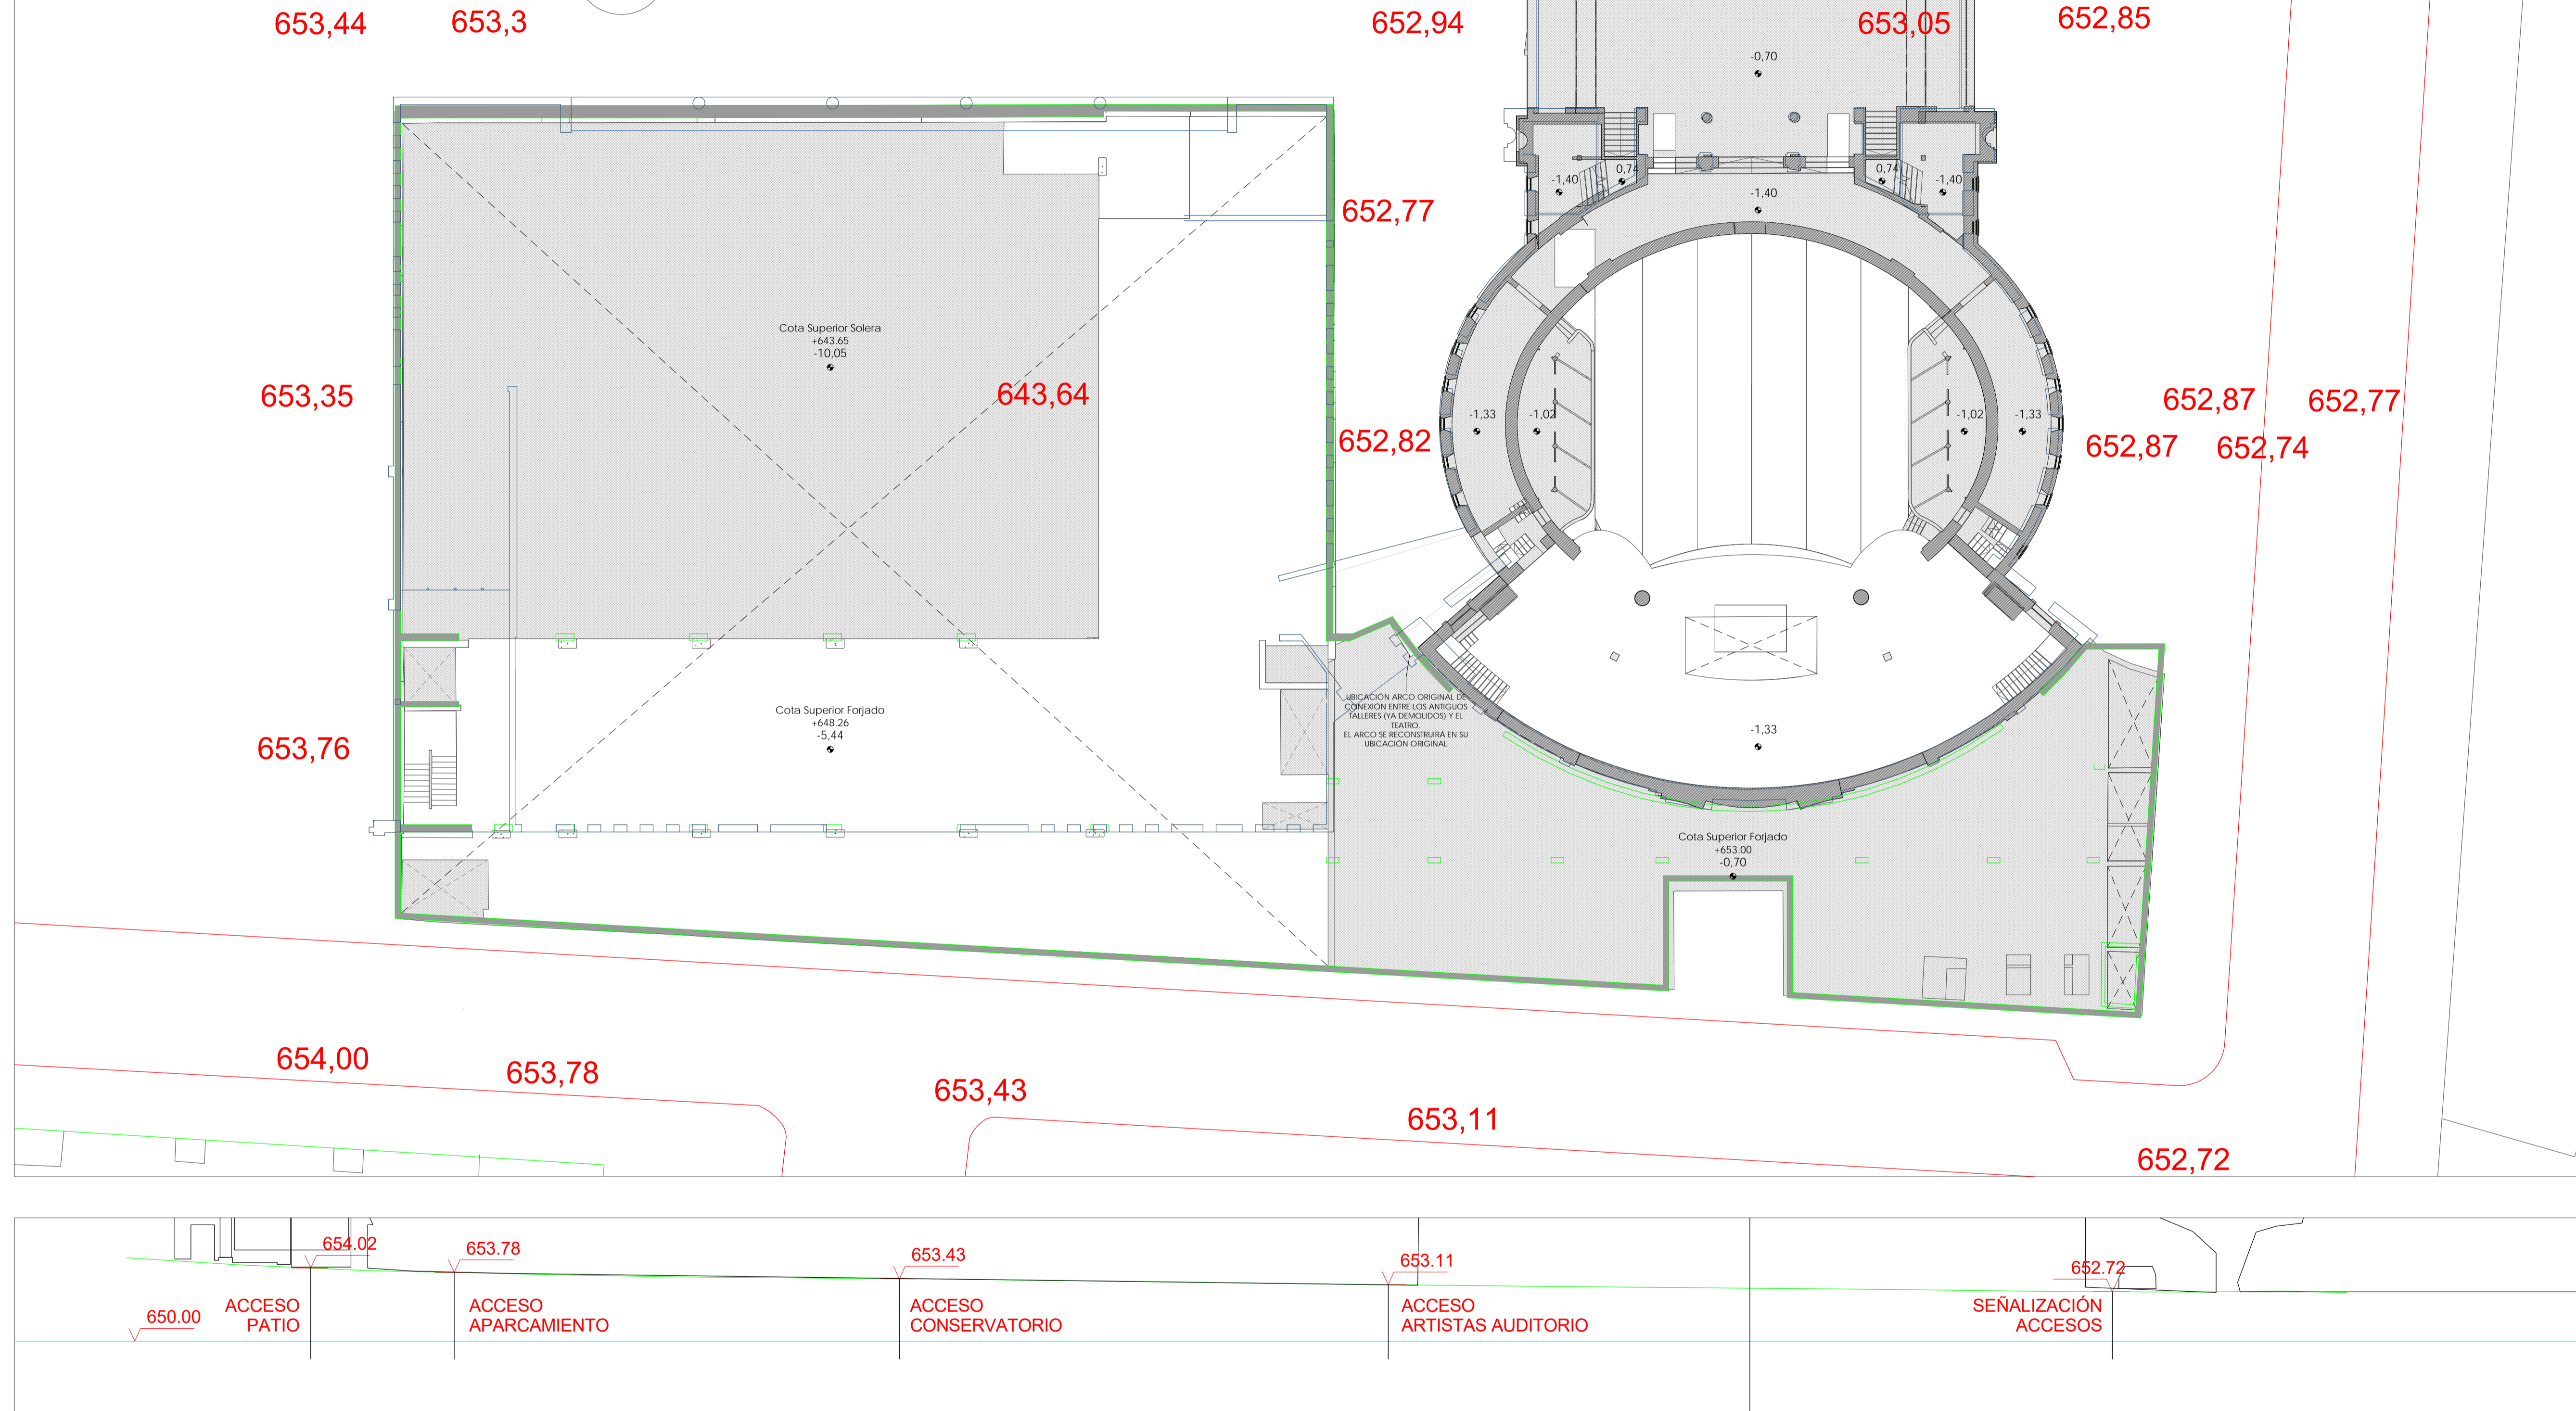

NOTA: TODAS LAS MEDIDAS Y COTAS SE COMPROBARÁN EN OBRA

JUNTA DE CASTILLA Y LEÓN
 CONSEJERÍA DE EDUCACIÓN


PROYECTO EJECUCIÓN
 NUEVO CONSERVATORIO PROFESIONAL DE MÚSICA
 EN LA ANTIGUA UNIVERSIDAD LABORAL DE ZAMORA



PLANOS DE ARQUITECTURA
PLANO TOPOGRÁFICO

JAVIER FUSTER ARQUITECTOS S.L.P.
 Fco. Javier Fuster Gallana

G-02
 A1 1/200
 A3 1/400

 JUNIO 2021



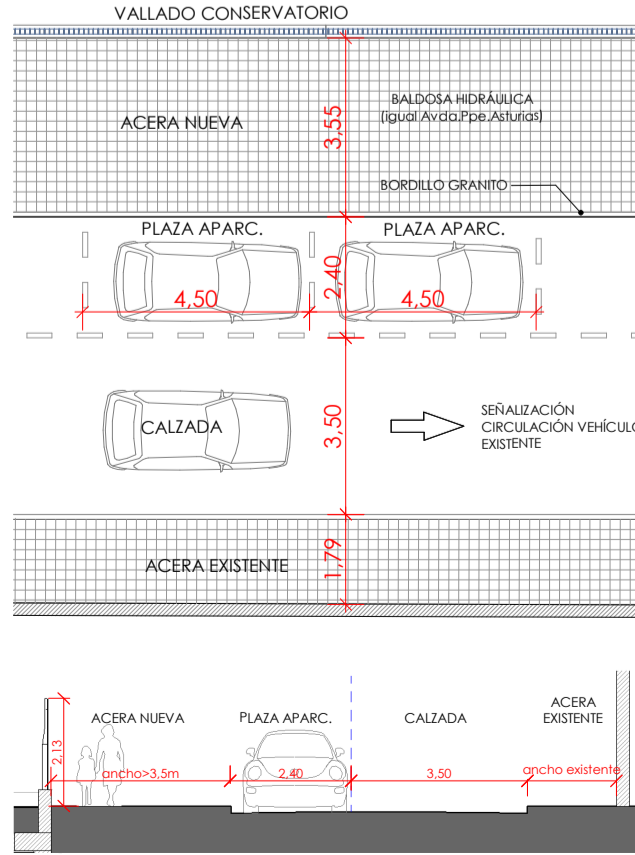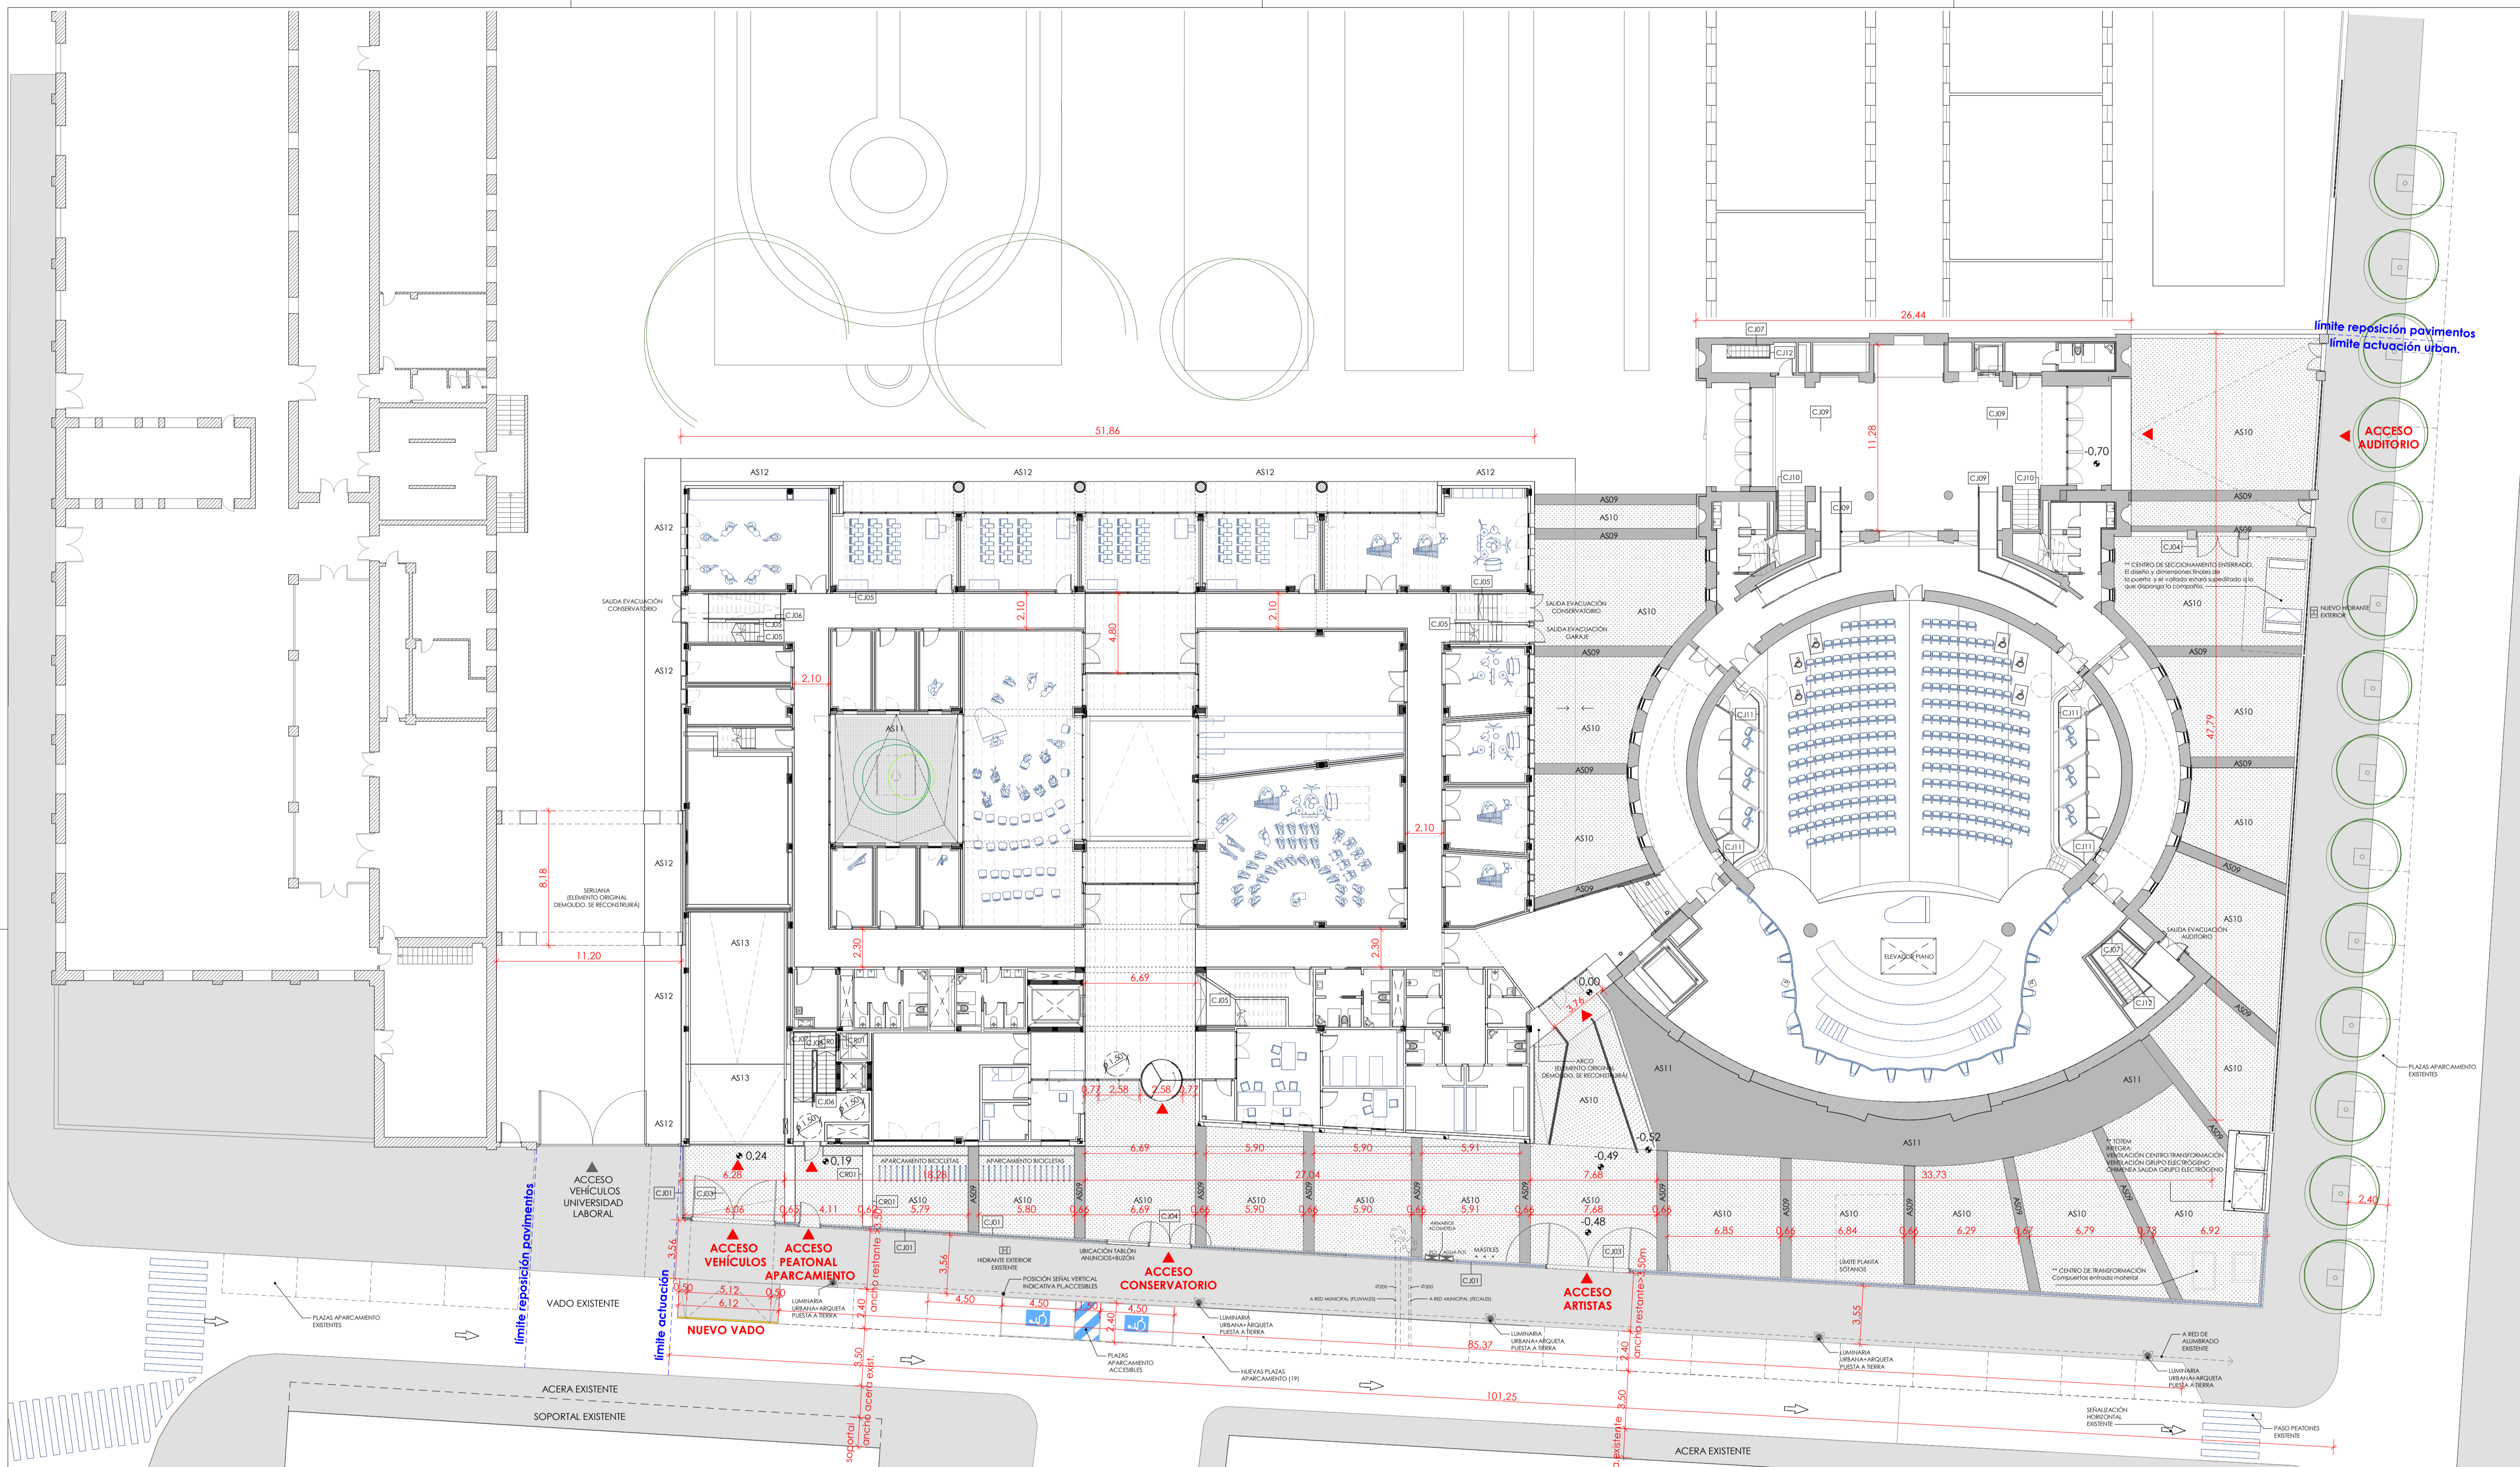

DETALLE PLANTA CALLE
SECCIÓN CALLE

TIPO	ACABADOS URBANIZACIÓN
AS09	Adoquín hormigón envejecido -10x10cm-
AS10	Hormigón desactivado con china blanca
AS11	Canto rodado rejuntado
AS12	Losa piedra granito abujardado
AS13	Hormigón rallado
AS19	Tierra vegetal

NOTA: TODAS LAS MEDIDAS Y COTAS SE COMPROBARÁN EN OBRA

JUNTA DE CASTILLA Y LEÓN
CONSEJERÍA DE EDUCACIÓN


PROYECTO EJECUCIÓN
NUEVO CONSERVATORIO PROFESIONAL DE MÚSICA
EN LA ANTIGUA UNIVERSIDAD LABORAL DE ZAMORA

PLANOS DE ARQUITECTURA
PLANO DE URBANIZACIÓN

JAVIER FUSTER ARQUITECTOS S.L.P.
Fco. Javier Fuster Galiana

G-03
A1 1/200
A3 1/400

JUNIO 2021

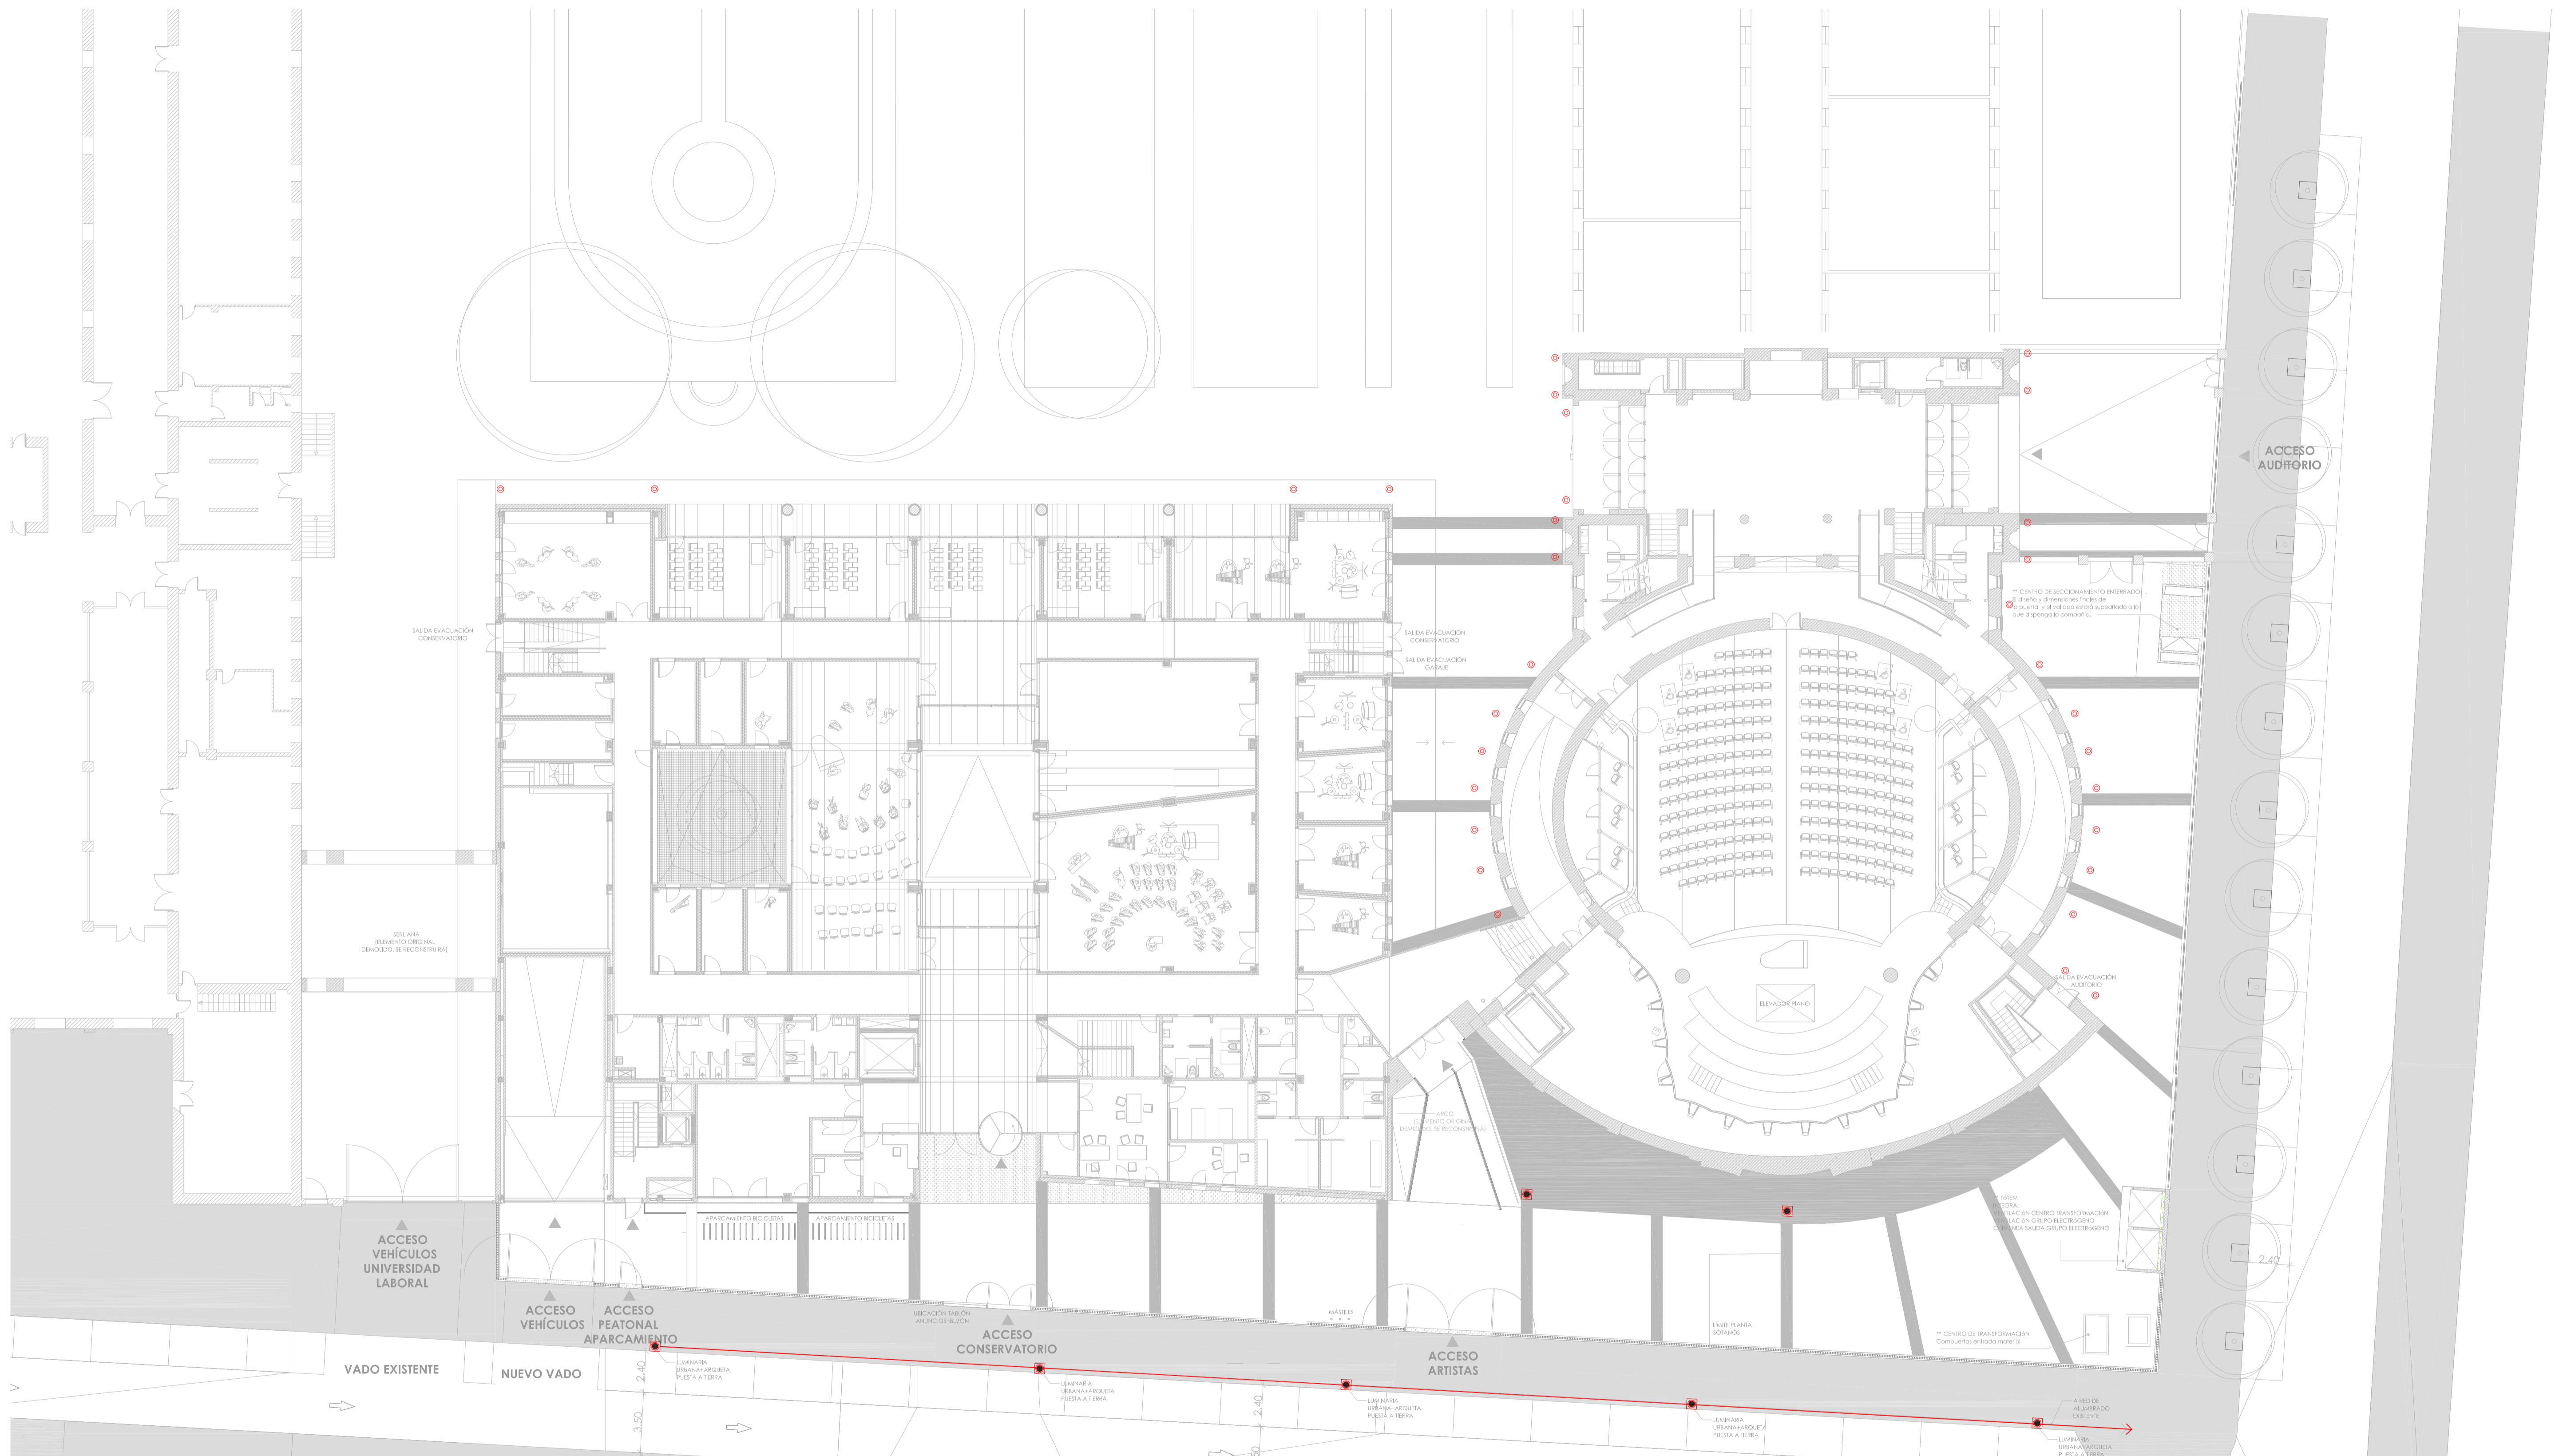

NOTA: TODAS LAS MEDIDAS Y COTAS SE COMPROBARÁN EN OBRA

JUNTA DE CASTILLA Y LEÓN
CONSEJERÍA DE EDUCACIÓN

PROYECTO EJECUCIÓN
NUEVO CONSERVATORIO PROFESIONAL DE MÚSICA
EN LA ANTIGUA UNIVERSIDAD LABORAL DE ZAMORA

PLANOS DE INSTALACIONES
PLANTA BAJA. ALUMBRADO EXTERIOR

BT.02.10


A1 1/200
A3 1/400

JAVIER FUSTER ARQUITECTOS S.L.P.
Fco. Javier Fuster Gallana

JUNIO 2021

LEYENDA

- UPLIGHT DE EXTERIOR GAP G2 1400 WW WFL INOX
- LUMINARIA URBANA STYLAGE 24 LEDs 500mA + ARQUETA DE PUESTA A TIERRA

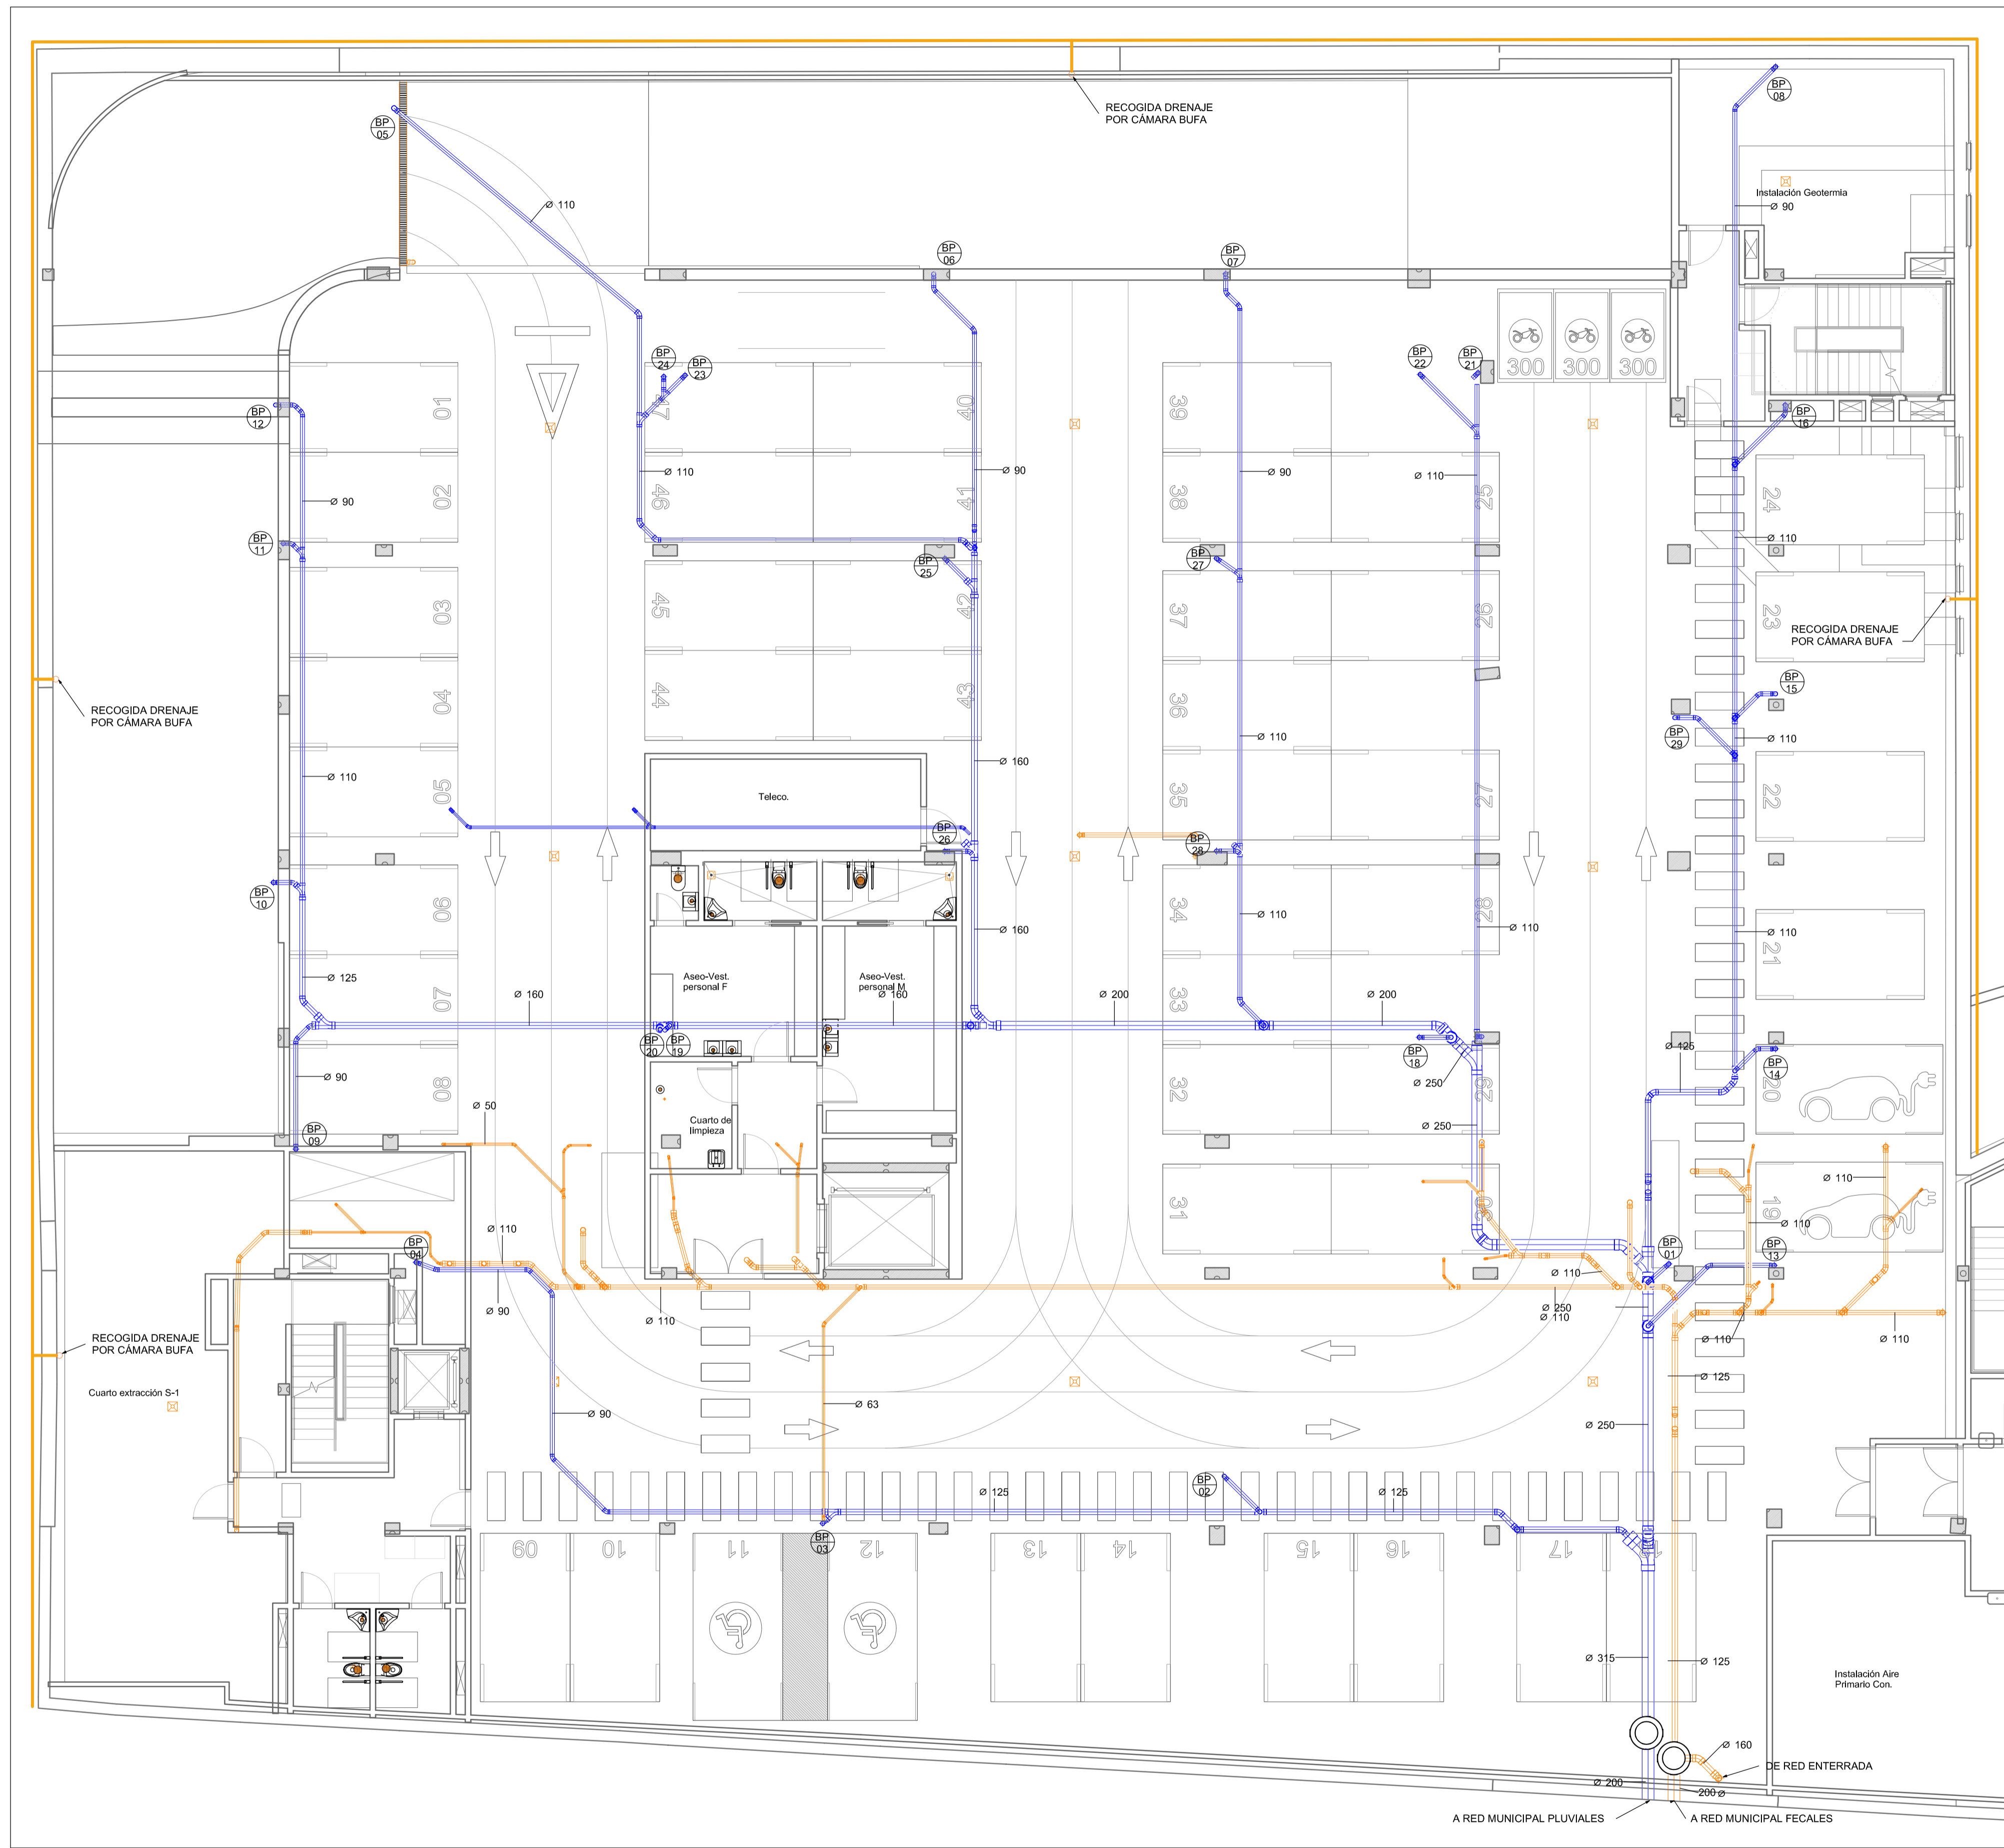

LEYENDA

- NUMERO DE BAJANTE DE PLUVIALES
- NUMERO DE BAJANTE DE RESIDUALES
- SITUACION DE BAJANTES DE PVC
- DESAGÜE DE APARATOS
- DESAGÜE CON SIFON INCORPORADO
- TUBERIA P.V.C. RED COLGADA BAJO FORJADO RED DE PLUVIALES
- TUBERIA P.V.C. RED COLGADA BAJO FORJADO RED DE RESIDUALES
- TUBERIA P.V.C. RED ENTERRADA RED DE RESIDUALES Ø160
- TUBERIA DRENAJE P.V.C. CORRUGADO FLEXIBLE Ø200mm. PENDIENTE DEL 0.5%. RODEADO CON GRAVA FILTRANTE Y ENVUELTO EN GEOTEXTIL
- CANALON
- CANALETA PARA TRANSITO PESADO
- ARQUETA DE PASO REGISTRABLE
- ARQUETA CON SUMIDERO EN TAPA
- ARQUETA SEPARADORA DE GRASAS
- POZO DE BOMBEO
- POZO DE REGISTRO
- SUMIDERO SIFONICO CAZOLETA DE P.V.C 200x200mm CON CONEXION DE Ø90mm
- SUMIDERO SIFONICO CAZOLETA DE P.V.C 150x150mm CON CONEXION DE Ø90mm
- SUMIDERO SIFONICO DE FUNDICION 250x250mm CON CONEXION DE Ø90mm

NOTA: TODAS LAS MEDIDAS Y COTAS SE COMPROBARÁN EN OBRA

JUNTA DE CASTILLA Y LEÓN
 CONSEJERÍA DE EDUCACIÓN


PROYECTO EJECUCIÓN
 NUEVO CONSERVATORIO PROFESIONAL DE MÚSICA
 EN LA ANTIGUA UNIVERSIDAD LABORAL DE ZAMORA

PLANOS DE INSTALACIONES
P.SÓTANO -1. CONSERVATORIO. SANEAMIENTO

JAVIER FUSTER ARQUITECTOS S.L.P.
 Fco. Javier Fuster Galiana

SA.01.04
 A1 1/100
 A3 1/200

JUNIO 2021

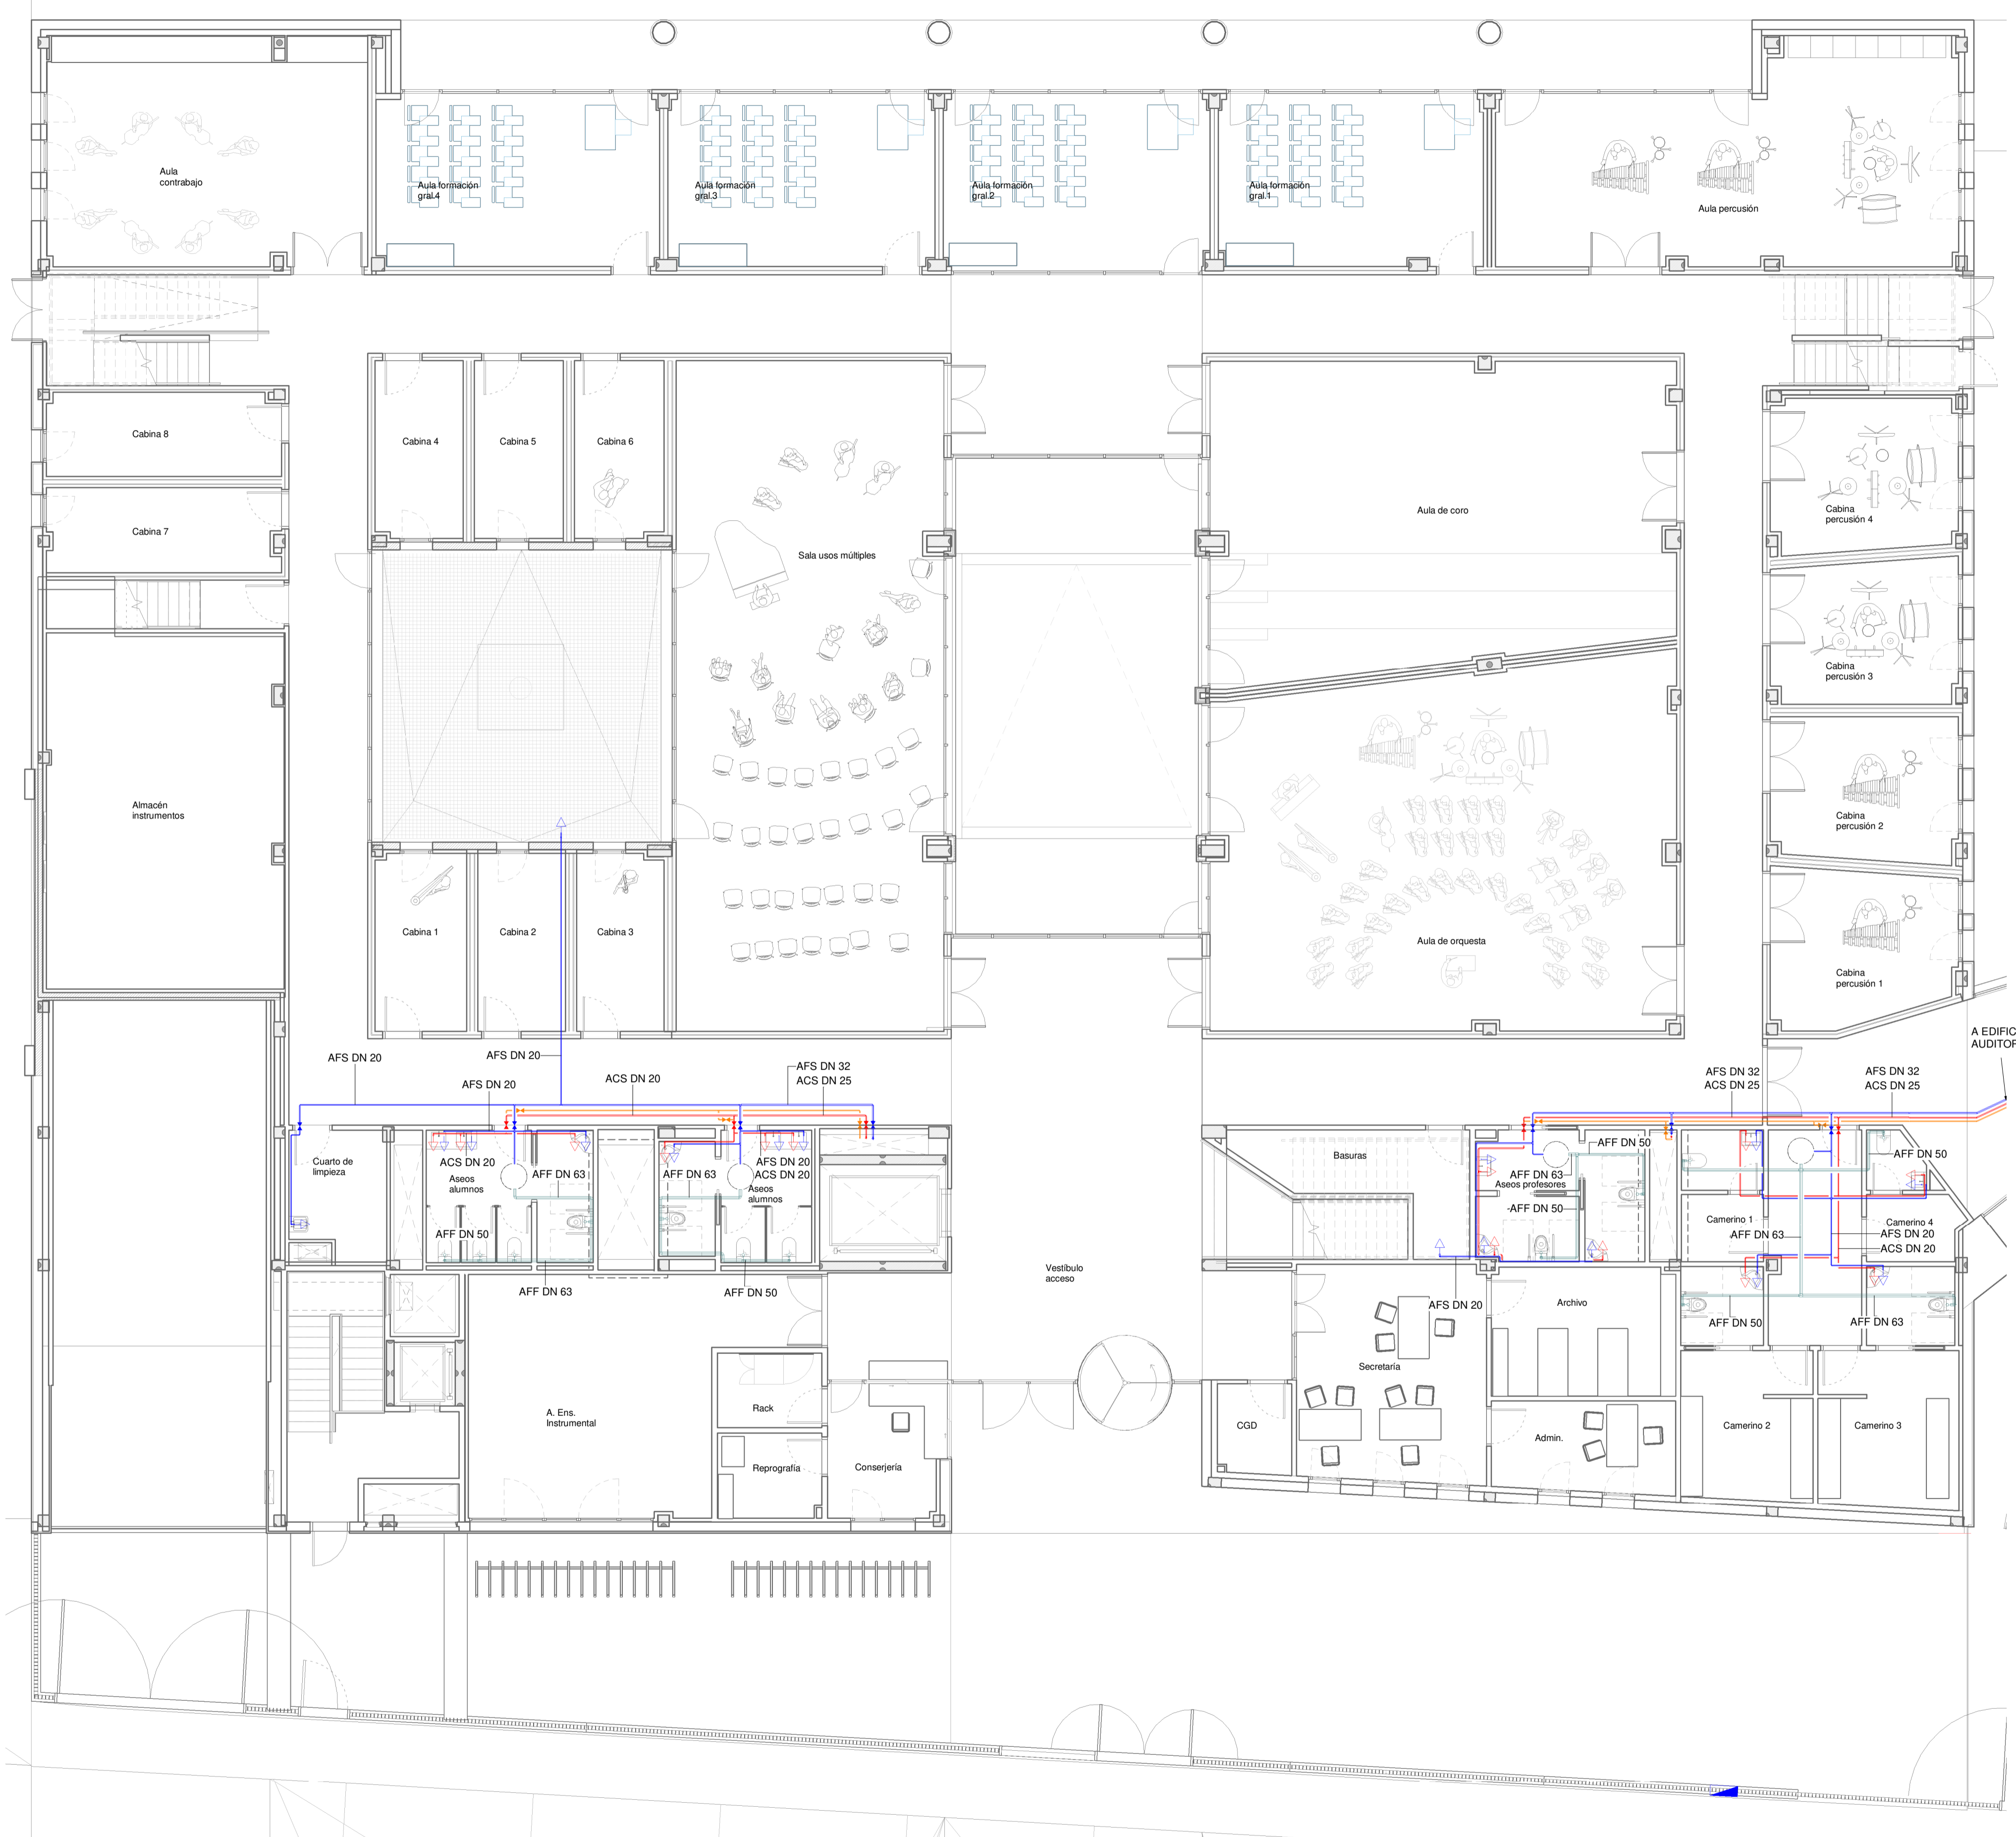

- LEYENDA**
- ARMARIO DE ACOMETIDA
 - TUBERIA DE AGUA FRIA
 - TUBERIA DE RED DE FLUXORES
 - TUBERIA DE ACS
 - TUBERIA RETORNO ACS DN 20
 - + TOMA DE AGUA FRIA
 - + TOMA DE AGUA CALIENTE
 - + LLAVE DE CORTE
 - + FLUXOR
 - DEPOSITO RED DE FLUXORES

NOTAS

SE COLOCARAN LLAVES DE VACIADO EN EL PUNTO BAJO DE LAS MONTANTES

NOTA: TODAS LAS MEDIDAS Y COTAS SE COMPROBARAN EN OBRA

JUNTA DE CASTILLA Y LEÓN
 CONSEJERÍA DE EDUCACIÓN

PROYECTO EJECUCIÓN
 NUEVO CONSERVATORIO PROFESIONAL DE MÚSICA
 EN LA ANTIGUA UNIVERSIDAD LABORAL DE ZAMORA

PLANOS DE INSTALACIONES
PLANTA BAJA. CONSERVATORIO. FONTANERÍA










JAVIER FUSTER ARQUITECTOS S.L.P.
 Fco. Javier Fuster Galiana

FO.02.04
 A1 1/100
 A3 1/200

JUNIO 2021



LEYENDA

-  ARMARIO DE ACOMETIDA
-  TUBERIA DE RED GENERAL ALIMENTACION PCI
-  TUBERIA DE RED DE BIES
-  TUBERIA DE RED DE ROCIADORES
-  BOCA DE INCENDIOS EQUIPADA (BIE) DE 25 mm. Y MANGUERA DE 20 mts + SEÑALIZACION
-  EXTINTOR PORTATIL DE POLVO QUIMICO ABC DE 6 Kg. (21A-113B) + SEÑALIZACION
-  EXTINTOR PORTATIL CO2 DE 5 kg (55B) + SEÑALIZACION
-  HIDRANTE EXTERIOR EXISTENTE
-  HIDRANTE EXTERIOR

NOTA: TODAS LAS MEDIDAS Y COTAS SE COMPROBARÁN EN OBRA

JUNTA DE CASTILLA Y LEÓN
CONSEJERÍA DE EDUCACIÓN


PROYECTO EJECUCIÓN
NUEVO CONSERVATORIO PROFESIONAL DE MÚSICA
EN LA ANTIGUA UNIVERSIDAD LABORAL DE ZAMORA

PLANOS DE INSTALACIONES
PLANTA BAJA. CONSERVATORIO. PCI. EXTINCIÓN **EI.02.04**

A1	1/100
A3	1/200

JAVIER FUSTER ARQUITECTOS S.L.P.
Fco. Javier Fuster Galiana

JUNIO 2021

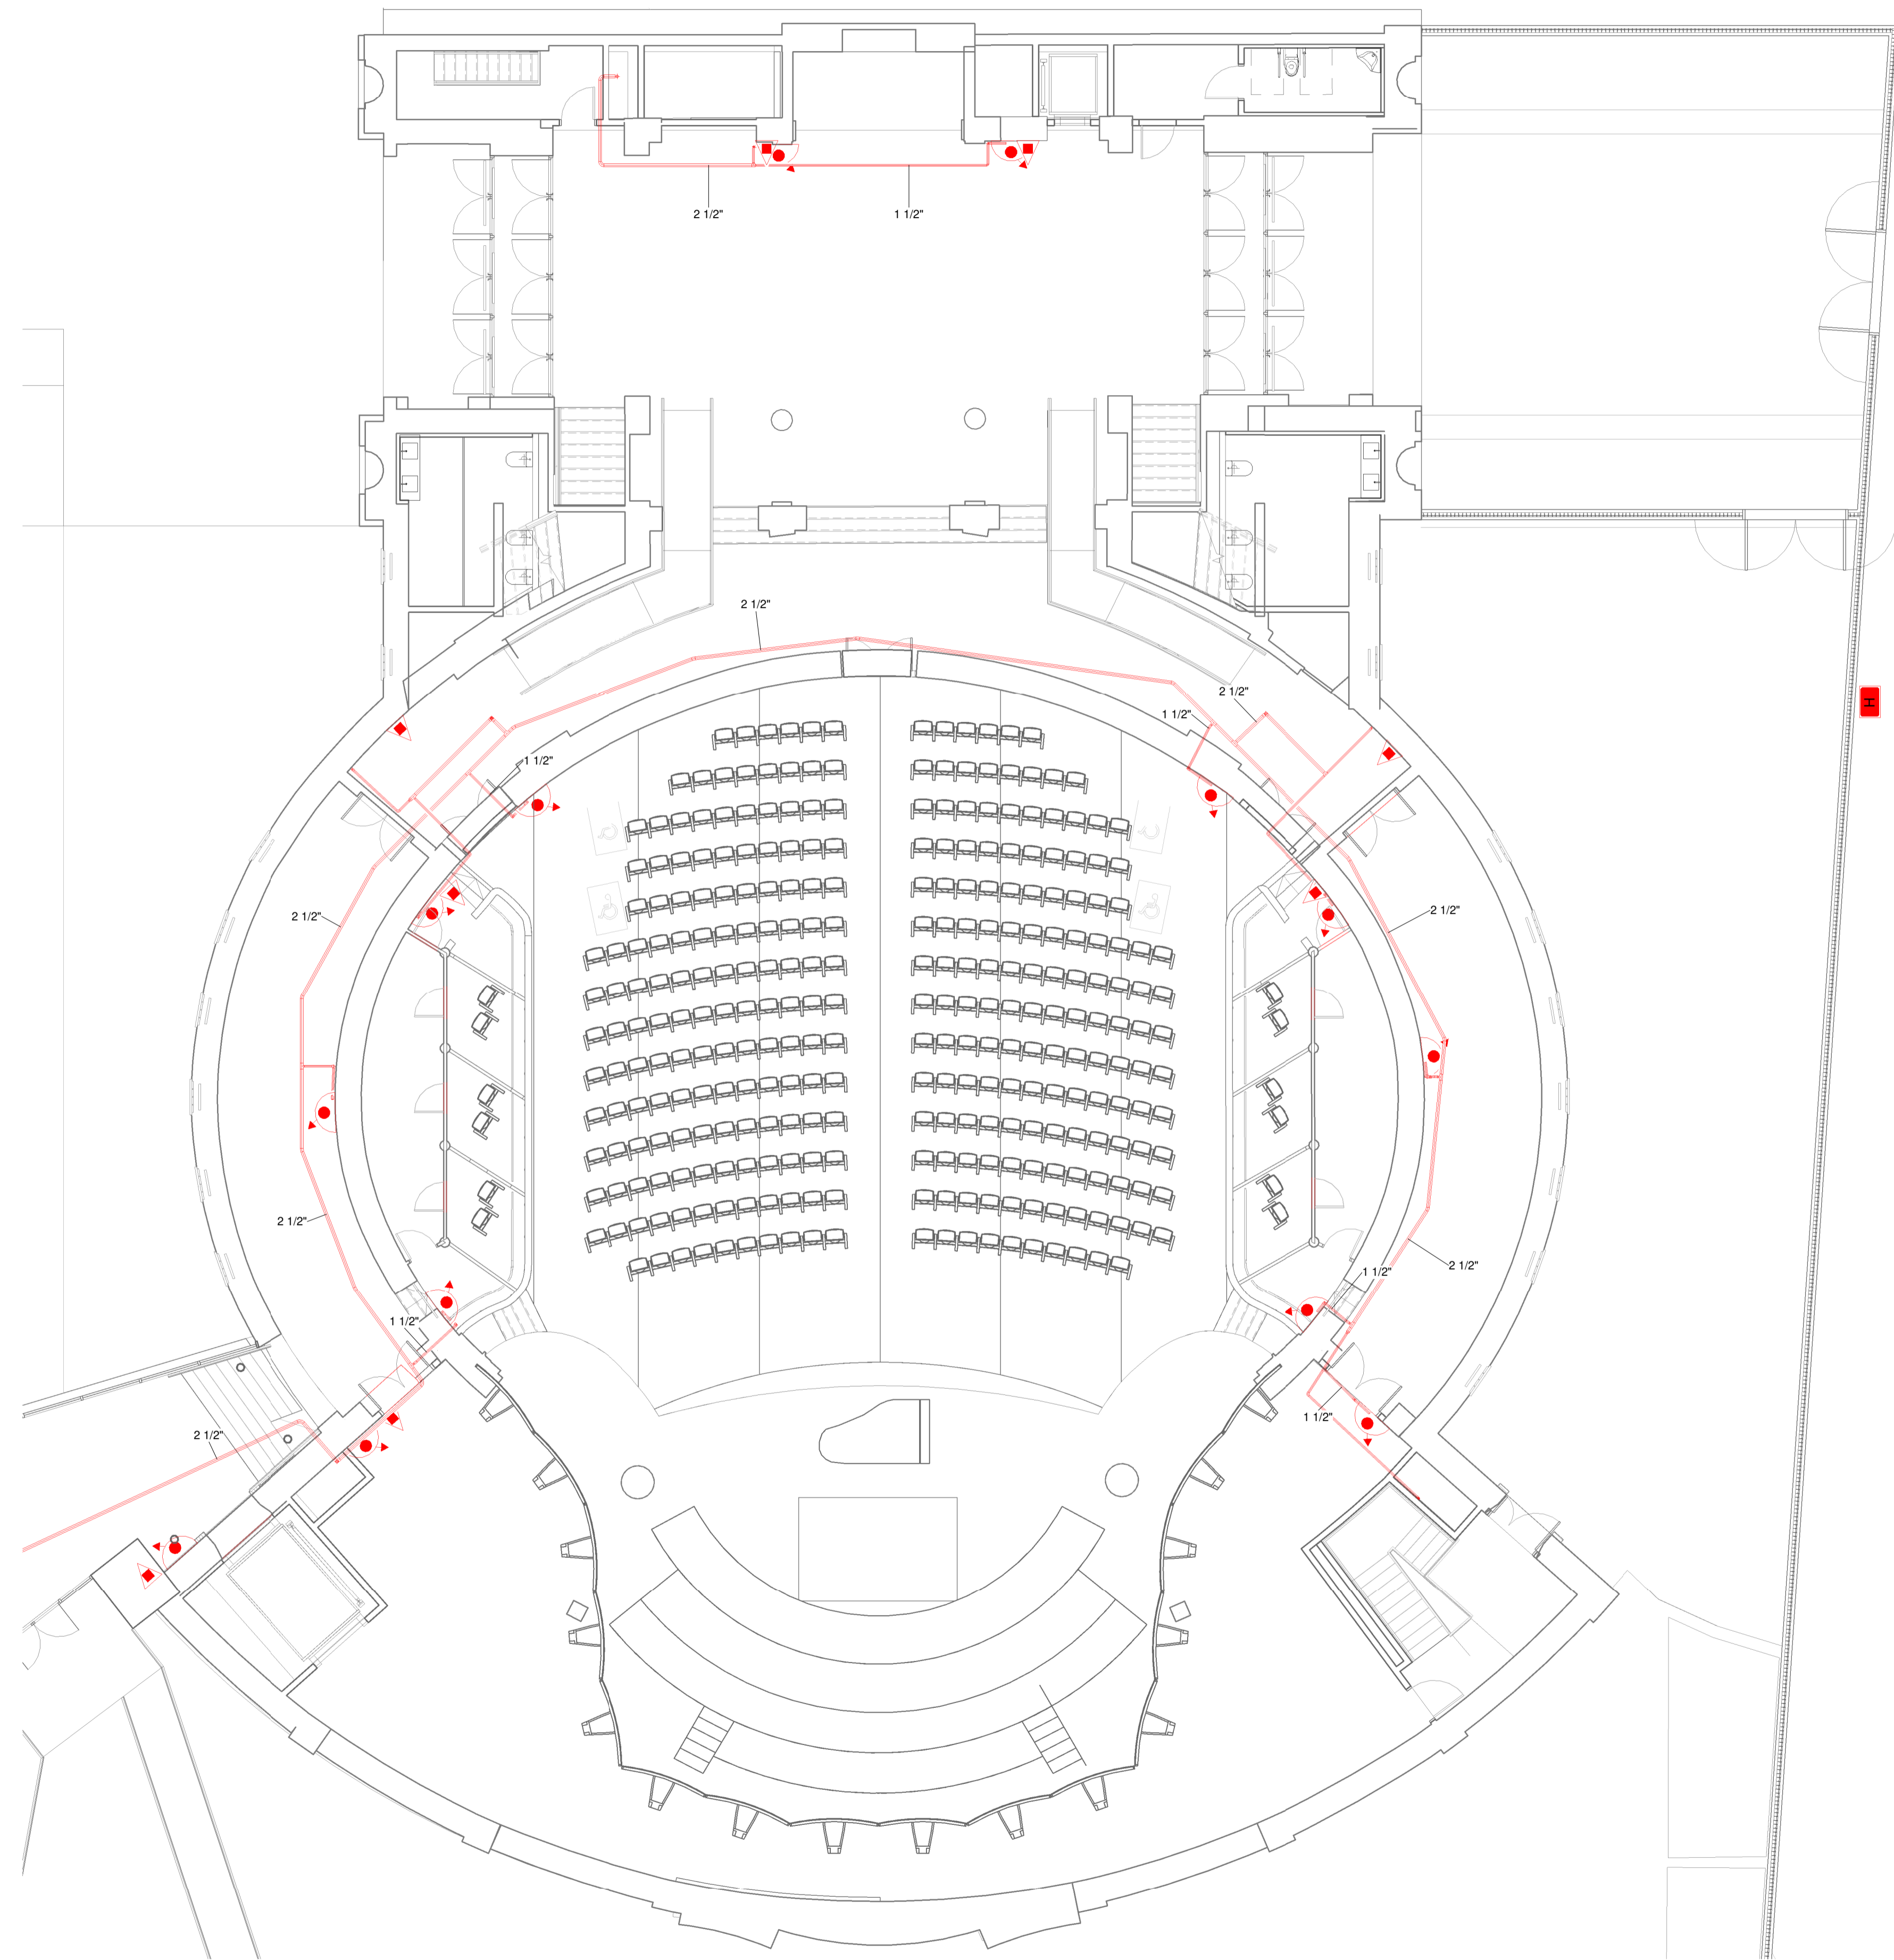

- LEYENDA**
-  ARMARIO DE ACOMETIDA
 -  TUBERÍA DE RED GENERAL ALIMENTACION PCI
 -  TUBERÍA DE RED DE BIES
 -  TUBERÍA DE RED DE ROCIADORES
 -  BOCA DE INCENDIOS EQUIPADA (BIE) DE 25 mm. Y MANGUERA DE 20 mts + SEÑALIZACION
 -  EXTINTOR PORTATIL DE POLVO QUIMICO ABC DE 6 Kg. (21A-113B) + SEÑALIZACION
 -  EXTINTOR PORTATIL CO2 DE 5 kg (55B) + SEÑALIZACION
 -  HIDRANTE EXTERIOR EXISTENTE
 -  HIDRANTE EXTERIOR

NOTA: TODAS LAS MEDIDAS Y COTAS SE COMPROBARÁN EN OBRA

JUNTA DE CASTILLA Y LEÓN
 CONSEJERÍA DE EDUCACIÓN

PROYECTO EJECUCIÓN
 NUEVO CONSERVATORIO PROFESIONAL DE MÚSICA
 EN LA ANTIGUA UNIVERSIDAD LABORAL DE ZAMORA

PLANOS DE INSTALACIONES
PLANTA BAJA. AUDITORIO. PCI. EXTINCIÓN

JAVIER FUSTER ARQUITECTOS S.L.P.
 Fco. Javier Fuster Gallana

EI.02.05
 A1 1/100
 A3 1/200

JUNIO 2021