

PLANTA BAJA

PLANTA BAJA

ESCALERA DERECHA
ACCESO T1, T2 T3 T7

ESCALERA IZQUIERDA
CENTRAL ACCESO
T4, T6


ENTRADA AL CENTRO

ESCALERA LATERAL IZQUIERDA
ACCESO T5

Centro:
LE S. ANDRES LAG

 Junta de Castilla y León Delegación territorial de Segovia Dirección provincial de educación.	Centro: I.E.S. ANDRES LAGUNA de Segovia		ARQUITECTO JEFE DEL AREA TECNICA
	Proyecto:	Fecha: NOV-24	
		Escala: 1:400	
	Plano: PLANTA BAJA	Plano N°: 3	Fdo: Susana Moreno Falero Delinente: Sandra Herrero Cano

PLANTA PRIMERA

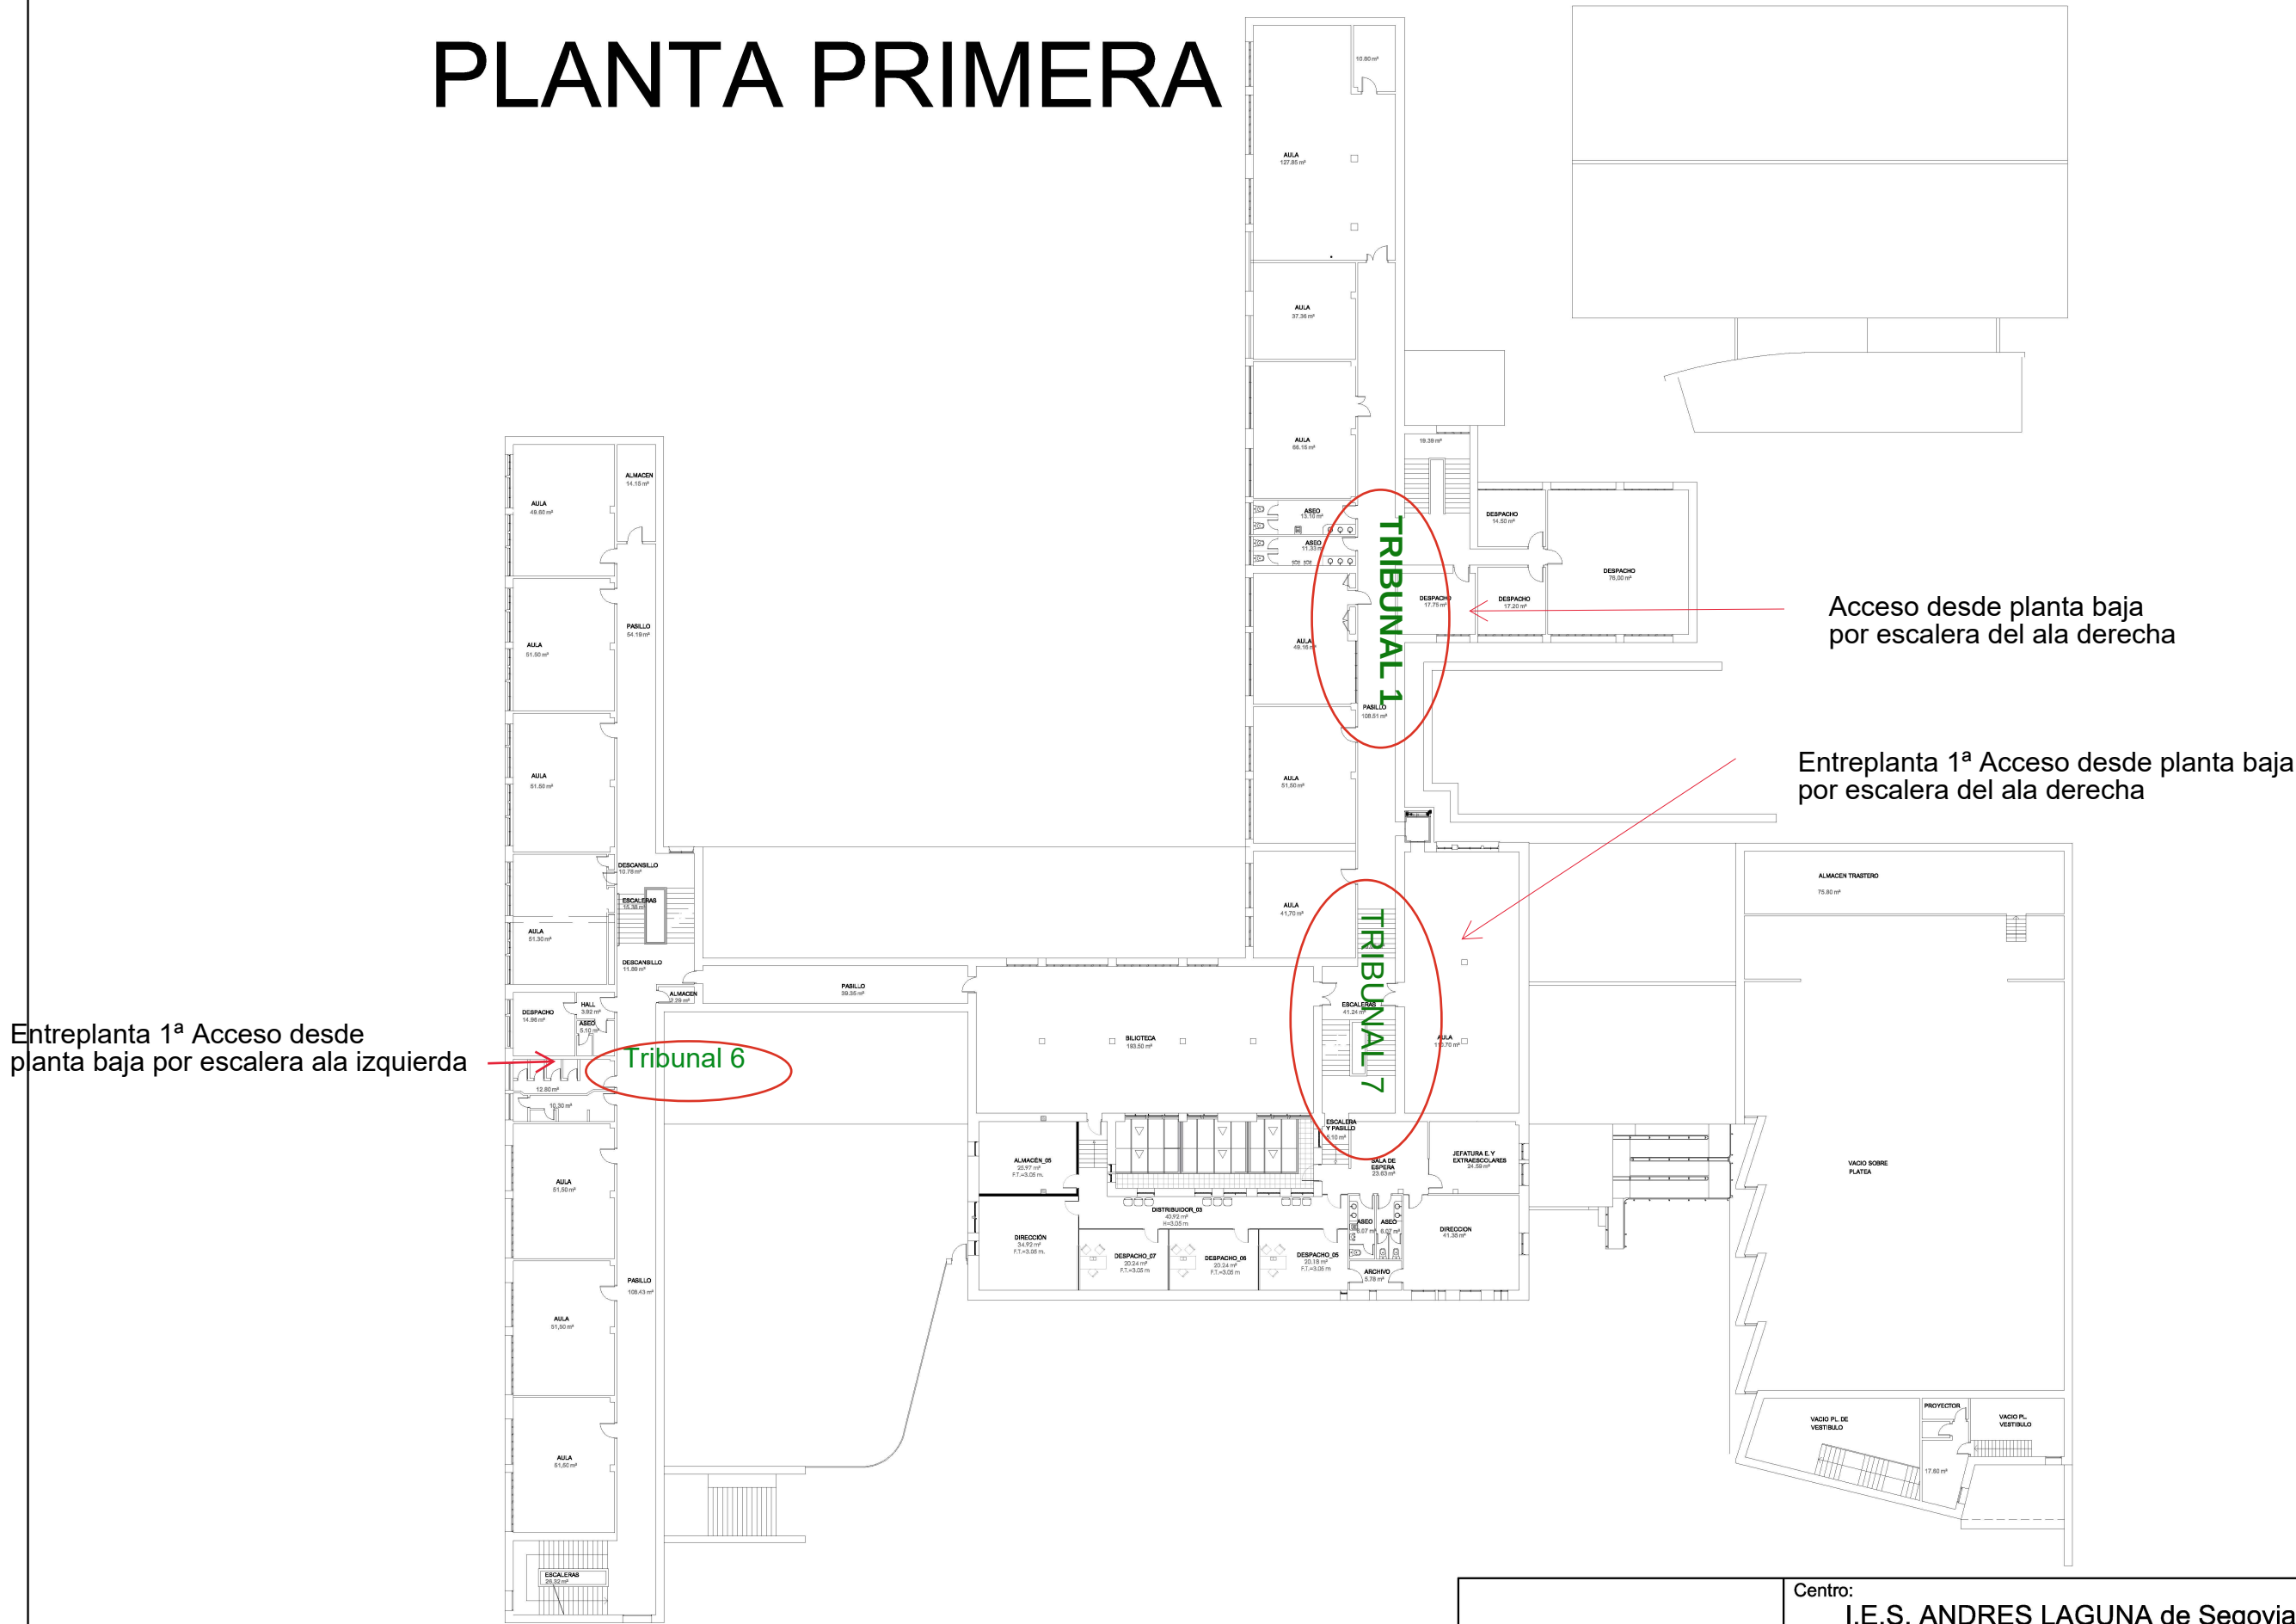

Centro: I.E.S. ANDRES LAGUNA de Segovia		ARQUITECTO JEFE DEL AREA TECNICA	
Proyecto:	Fecha: NOV-24		
	Escala: 1:400		
Plano: PLANTA PRIMERA	Plano Nº: 4		Fdo: Susana Moreno Falero
			Delinente: Sandra Herrero Cano

PLANTA SEGUNDA




Accesos desde planta planta baja
por escalera del ala izquierda

Entreplanta 3ª
Accesos desde planta baja
por escalera del ala izquierda

Acceso desde planta baja
por escalera del ala derecha

 Junta de Castilla y León Delegación territorial de Segovia Dirección provincial de educación.	Centro: I.E.S. ANDRES LAGUNA de Segovia		ARQUITECTO JEFE DEL AREA TECNICA	
	Proyecto:	Fecha: NOV-24		
		Escala: 1:400		
		Plano N°:		
	Plano: PLANTA SEGUNDA	5	Fdo:Susana Moreno Falero Delinente: Sandra Herrero Cano	

PLANTA TERCERA

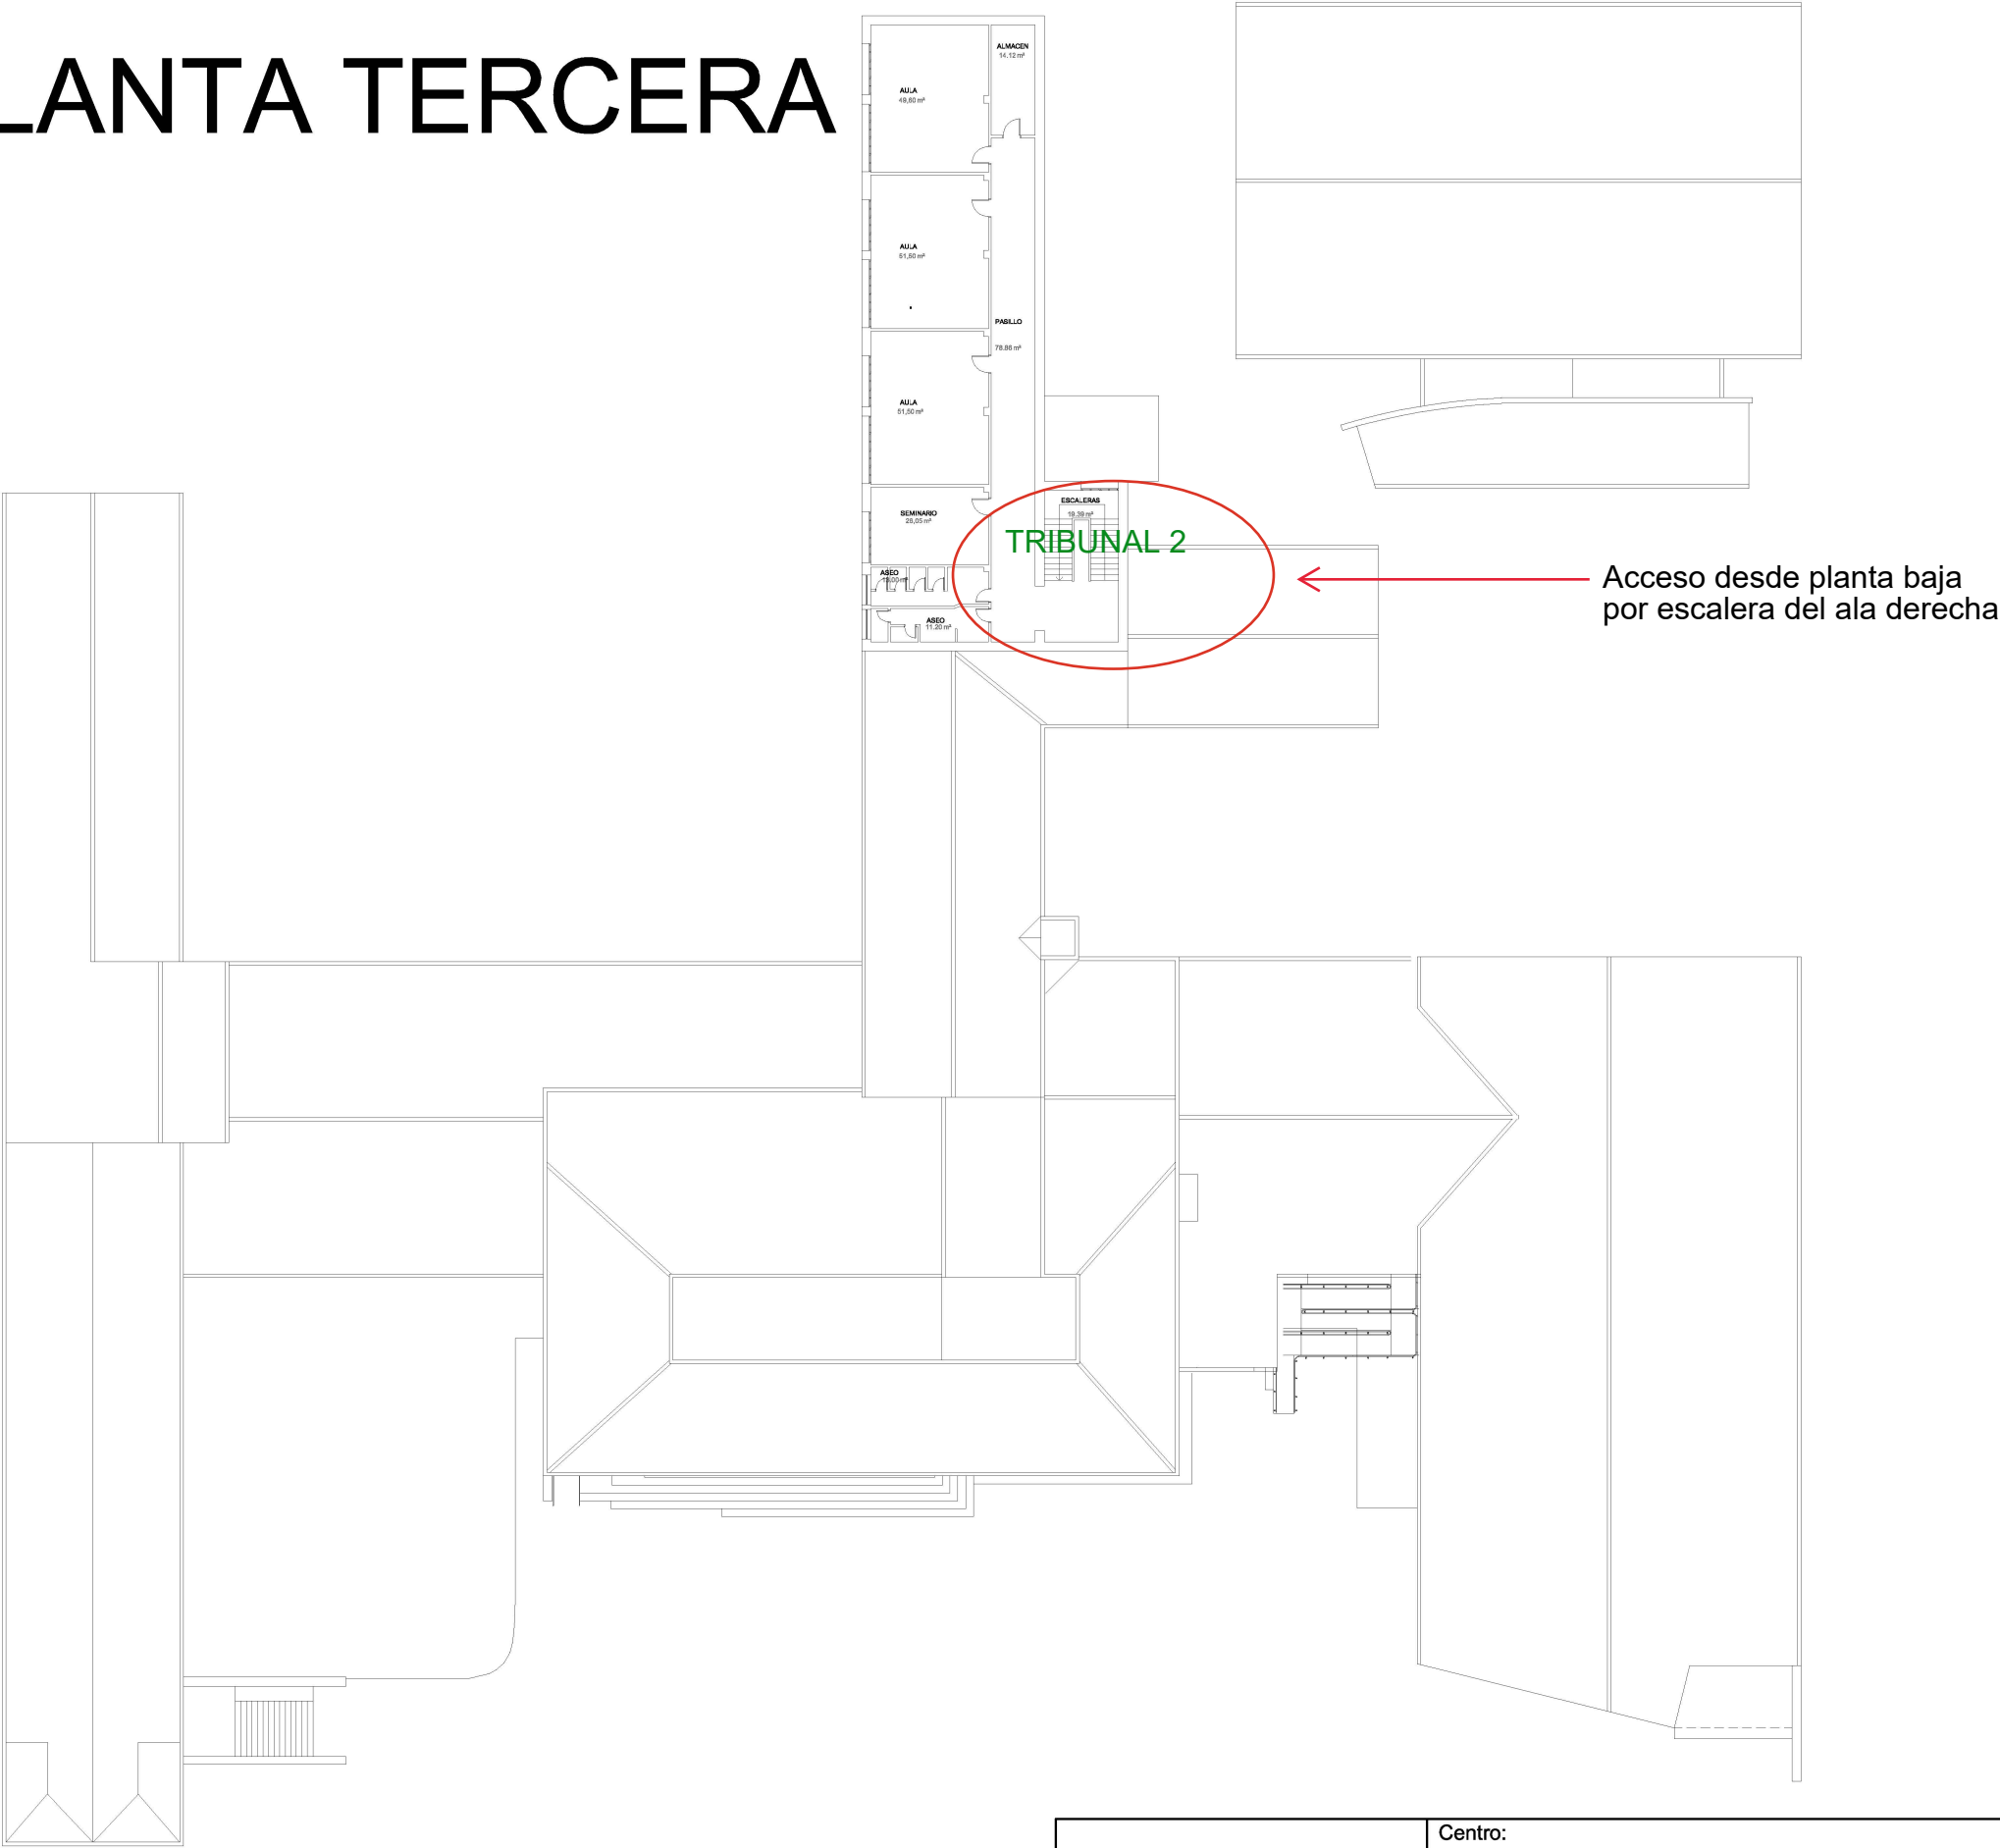

 Junta de Castilla y León Delegación territorial de Segovia Dirección provincial de educación.	Centro: I.E.S. ANDRES LAGUNA de Segovia		ARQUITECTO JEFE DEL AREA TECNICA	
	Proyecto:	Fecha: NOV-24		
		Escala: 1:400		
	Plano: PLANTA TERCERA	Plano Nº: 6	Fdo:Susana Moreno Falero	
		Delinente: Sandra Herrero Cano		