
 


CALLE SIN NOMBRE

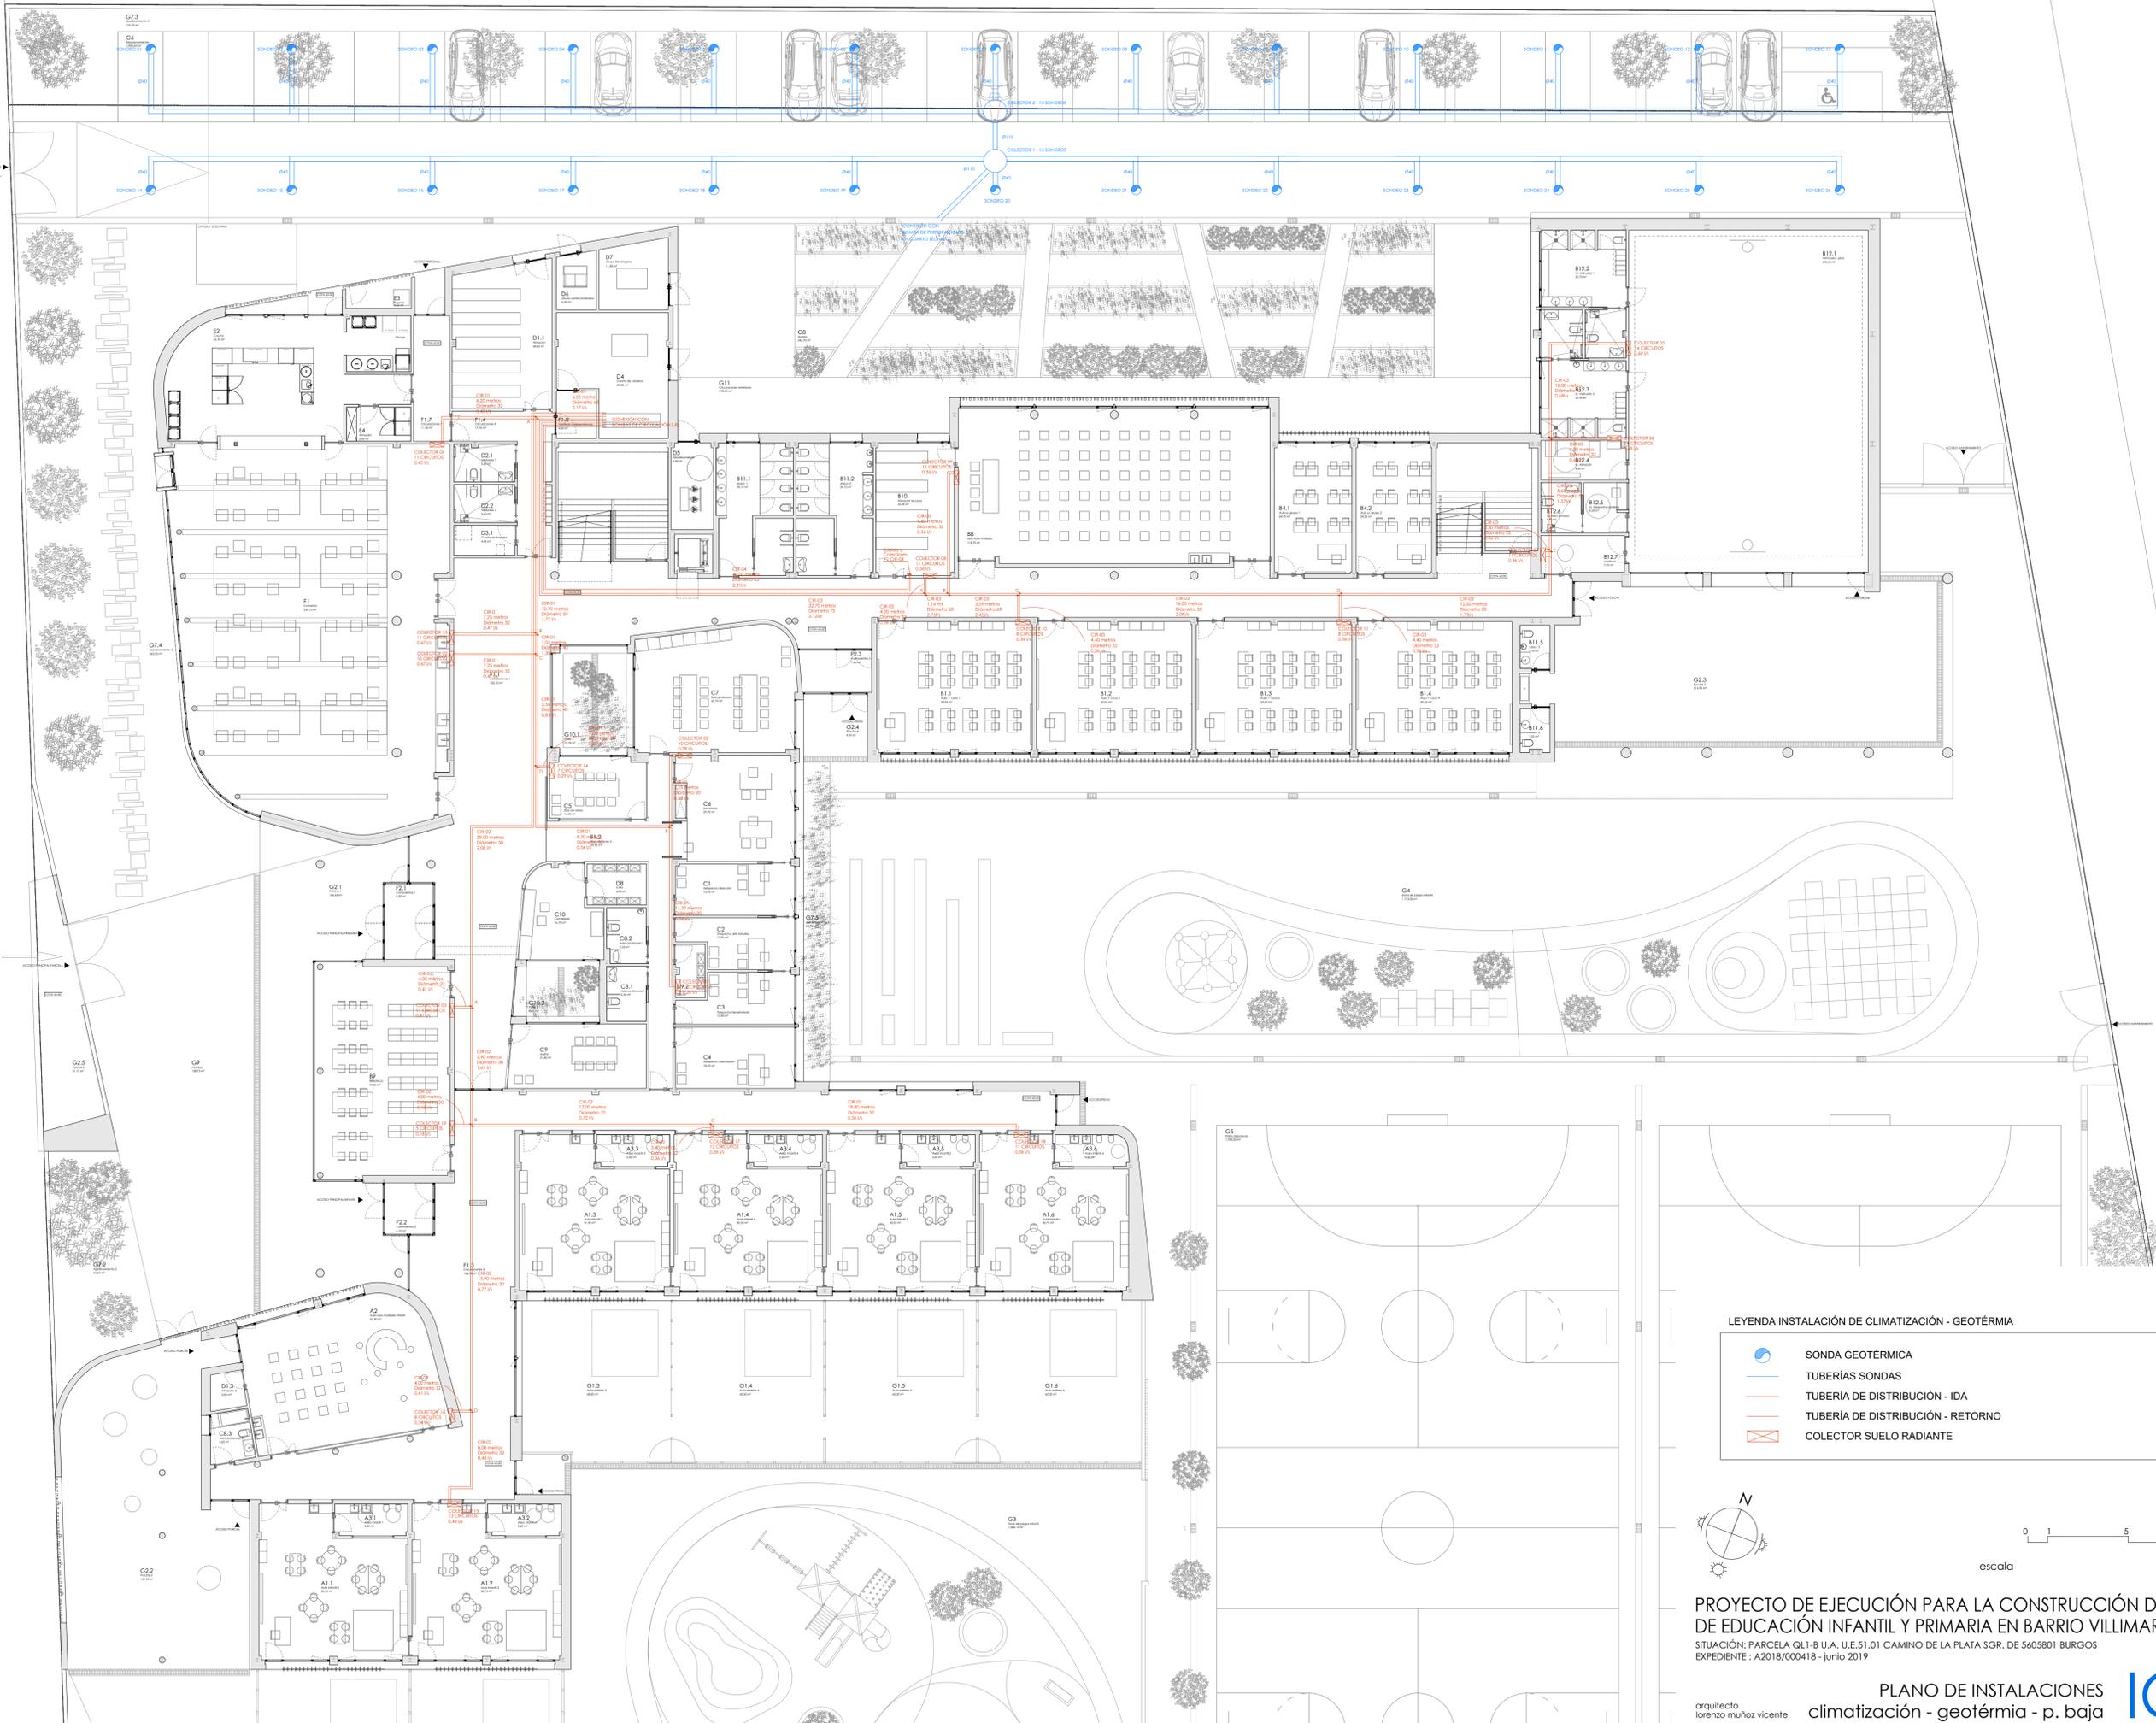

**LEYENDA INSTALACIÓN DE CLIMATIZACIÓN - GEOTERMIA**

-  SONDA GEOTÉRMICA
-  TUBERÍAS SONIDAS
-  TUBERÍA DE DISTRIBUCIÓN - IDA
-  TUBERÍA DE DISTRIBUCIÓN - RETORNO
-  COLECTOR SUELO RADIANTE



escala 1:150 A3 1:300

**PROYECTO DE EJECUCIÓN PARA LA CONSTRUCCIÓN DEL COLEGIO DE EDUCACIÓN INFANTIL Y PRIMARIA EN BARRIO VILLIMAR DE BURGOS**  
 SITUACIÓN: PARCELA QL1-B U.A. U.E.51.01 CAMINO DE LA PLATA SGR. DE 5605801 BURGOS  
 EXPEDIENTE: A2018/000418 - junio 2019

arquitecto: lorenzo muñoz vicente  
 climatización - geotermia - p. baja

