


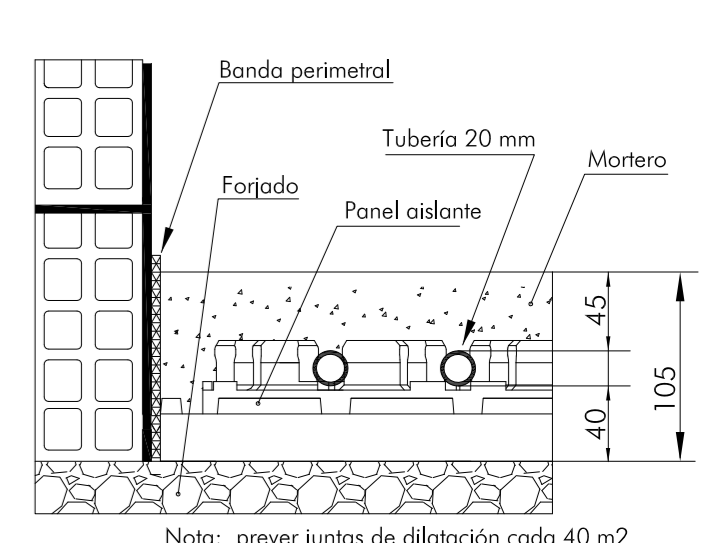

DETALLE SECCION SUELO RADIANTE



- LEYENDA TUBERÍAS DISTRIBUCIÓN CALEFACCIÓN**
- (R) TUBERÍA PPR DISTRIBUCIÓN CALEFACCIÓN (R+R)
 - COLECTOR DE SUELO RADIANTE
 - T TERMOSTATO SR DE PARED CABLEADO
 - CL-XX CLIMATIZADOR/RECUPERADOR DE CALOR
 - U-EXT UD. EXT. SPLIT 1x1 DAIKIN o equivalente HG550CB Fric: 5,0 KW - calor: 6,0 KW
 - U-INT UD. INT. SPLIT 1x1 DAIKIN o equivalente HG550CB Fric: 5,0 KW - calor: 6,0 KW
 - TUBERÍA REFRIGERANTE
 - SONDA TEMPERATURA CONTROL

septiembre 2019
proyecto ejecución
CONSERVATORIO PROFESIONAL DE MÚSICA LEÓN
 Avenida de la Universidad

Grupo de Planos: **INSTALACIÓN TÉRMICA** Nº: ITE-01
 Plano: Suelo radiante en planta baja Escala: 1/100

Promotor: Consejería de Educación, Junta de Castilla y León Fecha: septiembre 2019
 1905
 estudio: González y Asociados S.L.P. estudio: prim@vognozgalva.es
 c/ Teresa Gal 16, 4º 1ª ep. 47002 Valladolid colabrador D. Jesús Vaquer, Ingeniero Industrial / Reuqag Ingenieros S.L.